

Caratteristiche bagno disabili

Il locale igienico, utilizzabile da persone a ridotte capacità motorie, deve essere accessibile mediante un percorso continuo orizzontale o raccordato con rampe.

Il locale igienico deve essere dotato di: tazza WC ed accessori, lavabo, specchio, corrimani orizzontali e verticali, campanello elettrico di segnalazione.

La porta di accesso deve avere luce netta minima di m 0,75 e deve aprire verso l'esterno.

Il serramento e gli stipiti devono essere resistenti all'urto e all'usura specialmente per le parti comprese entro un'altezza di m 0,40 dal pavimento.

Posizionamento e caratteristiche degli apparecchi e degli accessori:

- la tazza wc deve essere situata nella parete opposta all'accesso;
- l'asse della tazza wc deve essere posto ad una distanza minima di m 1,40 dalla parete più distante e m 0,40 dalla parete adiacente;
- la distanza tra il bordo anteriore e la parete posteriore deve essere pari a m 0,80;
- l'altezza del piano superiore della tazza deve essere di m 0,50 dalla quota pavimento;
- gli accessori di comando (comando per il lavaggio idraulico, porta carta igienica e campanello di chiamata) devono essere sistemati in modo da renderne agevole ed immediato il loro utilizzo;
- il lavabo deve essere posto "preluminermente" nella parete opposta a quella in cui è fissata la tazza wc, lateralmente all'accesso;
- il piano superiore del lavabo deve essere posto ad un'altezza di m 0,80 dal pavimento;
- il lavabo deve essere del tipo a mensola;
- la rubinetteria deve essere preferibilmente del tipo a leva;
- lo specchio deve essere fissato alla parete, superiormente al lavabo, interessando una zona compresa tra m 0,90 e m 1,70 dalla quota pavimento;
- il corrimano orizzontale deve essere posizionato lungo l'intero perimetro del locale (ad eccezione dello spazio interessato dal lavabo e dalla porta), ad un'altezza di m 0,90 e a una distanza di cm dalla parete;
- un corrimano verticale deve essere posto ad una distanza di 40 cm dall'asse della tazza e di cm 15 dalla parete posteriore;
- un secondo corrimano verticale deve essere posizionato ad una distanza di cm 30 dal bordo anteriore della tazza e cm 15 dalla parete laterale;
- i corrimani, orizzontali e verticali, devono essere realizzati in tubo di acciaio da pollice, rivestito o verniciato con materiale plastico antiscivolo;
- è necessario infine prevedere un campanello elettrico di segnalazione di tipo a cordone, posto in prossimità della tazza wc, con suoneria ubicata in luogo appropriato, al fine di consentire immediata percezione della eventuale richiesta di assistenza.

Caratteristiche bagno disabili

Altezza nuove murature e rivestimenti
scala 1:100

da quota 2,20 m fino a filo controsoffitto posa di tinta all'acqua

controsoffitto per passaggio impianti
quota filo finestre

pavimenti a quota ±0,00

tramezza di divisione h=3,70 m
rivestite con piastrelle fino a h= 2,20 m

tramezze interne h=2,20 m
rivestite con piastrelle

INTERVENTO 1: RIFACIMENTO BAGNI ALA NORD

- demolizione di tutte le tramezzature esistenti dei pavimenti, dei sottofondi e dei rivestimenti interni
- rimozione dei sanitari
- realizzazione di nuova condotta scarico acque nere
- realizzazione nuovo impianto elettrico, idrico-sanitario e riscaldamento
- realizzazione di sottofondo per pavimento
- realizzazione tramezzature interne
- fornitura e posa di nuovo pavimento e rivestimento delle pareti fino ad un'altezza di 2,20 m e tinteggiatura
- fornitura e posa di controsoffitto
- fornitura e posa di nuove porte interne, sanitari e rubinetteria completa di ogni accessorio, incluso nuovo bagno disabili dotato di tutti gli accessori previsti dalla presente normativa vigente.

INTERVENTO 2: RIFACIMENTO BAGNI ALA OVEST

- demolizione di tutte le tramezzature, dei pavimenti, dei sottofondi e dei rivestimenti interni. Verrà mantenuta la parete di divisione tra bagni e corridoio.
- rimozione dei sanitari
- realizzazione di nuova condotta scarico acque nere
- realizzazione nuovo impianto elettrico, idrico-sanitario e riscaldamento
- realizzazione di sottofondo per pavimento
- realizzazione tramezzature interne
- fornitura e posa di nuovo pavimento e rivestimento delle pareti fino ad un'altezza di 2,20 m e tinteggiatura
- fornitura e posa di controsoffitto
- fornitura e posa di nuove porte interne, sanitari e rubinetteria completa di ogni accessorio.

INTERVENTO 3: RIFACIMENTO BAGNI ALA OVEST

- demolizione delle tramezzature interne, dei pavimenti, dei sottofondi, dei rivestimenti interni e parzialmente di quella esterna. Verrà mantenuta la parete di divisione con locale deposito.
- rimozione dei sanitari
- realizzazione di nuova condotta scarico acque nere
- realizzazione nuovo impianto elettrico, idrico-sanitario e riscaldamento
- realizzazione di sottofondo per pavimento
- realizzazione tramezzature interne
- fornitura e posa di nuovo pavimento e rivestimento delle pareti fino ad un'altezza di 2,20 m e tinteggiatura
- fornitura e posa di controsoffitto
- fornitura e posa di nuove porte interne, sanitari e rubinetteria completa di ogni accessorio

INTERVENTO 4: REALIZZAZIONE NUOVE AULE

- demolizione parete di divisione atrio di ingresso e rimozione serramenti esistenti
- demolizione delle tramezzature interne
- realizzazione nuovo impianto elettrico, riscaldamento e rilevazione fumi
- ripristino pavimentazione
- realizzazione nuove tramezzature interne
- fornitura e posa di nuovo pavimento e tinteggiatura
- fornitura e posa di controsoffitto
- fornitura e posa di nuove porte interne e nuovi serramenti esterni

INTERVENTO 5: RIFACIMENTO BAGNI ALA OVEST

- demolizione di tutte le tramezzature esistenti dei pavimenti, dei sottofondi e dei rivestimenti interni. Verrà mantenuta la parete di divisione tra bagni e corridoio.
- rimozione dei sanitari
- realizzazione di nuova condotta scarico acque nere
- realizzazione nuovo impianto elettrico, idrico-sanitario e riscaldamento
- realizzazione di sottofondo per pavimento
- realizzazione tramezzature interne
- fornitura e posa di nuovo pavimento e rivestimento delle pareti fino ad un'altezza di 2,20 m e tinteggiatura
- ripristino bagno disabili
- fornitura e posa di controsoffitto
- fornitura e posa di nuove porte interne, sanitari e rubinetteria completa di ogni accessorio.

INTERVENTO 6: NUOVA AULA E ADEGUAMENTI ALA SUD



- demolizione parete di divisione atrio di ingresso e rimozione serramenti esistenti
- chiusura con struttura di caratteristiche REI120 dell'attuale collegamento ascensore - corridoio.
- rimozione porte interne esistenti e fornitura e posa di nuove porte
- tinteggiatura aule e corridoio
- demolizione partizioni interne, sottofondi e pavimento ex alloggi custode e rimozione impianti elettrici, idrici e riscaldamento esistenti
- realizzazione di nuovo impianto elettrico e riscaldamento, chiusura apertura presente e fornitura e posa nuovo serramento
- realizzazione tramezza per modifica "aula 14" e apertura collegamento nuova aula
- revisione impianto elettrico e impianto rilevazione fumi

INTERVENTO 7: SEPARAZIONE ZONE COMPETENZA ITE - LICEO CLASSICO

- rimozione infissi esistenti in prossimità della scala e chiusura con strutture di caratteristiche REI120
- apertura di nuovo accesso all'aula informatica e realizzazione nuovo locale fotocopie
- rimozione porta REI di accesso al locale deposito e spostamento nella nuova posizione con realizzazione di nuova chiusura in muratura REI120.
- demolizione tramezzature interne locale deposito
- rimozione porte interne esistenti e fornitura e posa di nuove porte
- tinteggiatura aule e corridoio
- realizzazione di comunicazione chiusa con serramenti e porta per uscita all'esterno, per accesso ascensore con demolizione parziale della muratura esterna e rimozione del serramento verso ascensore
- chiusura con struttura di caratteristiche REI120 dell'attuale collegamento ascensore - corridoio.
- rimozione serramenti REI esistenti di accesso ex locale biblioteca ed ex locale deposito. Il serramento dell'ex locale deposito andrà posizionato in corrispondenza dell'attuale porta nell'aula informatica, le porte dell'ex biblioteca saranno posizionate nel nuovo locale biblioteca a piano terra (intervento 8)
- realizzazione di tramezzatura interna ex locale biblioteca per creazione di due nuove aule
- fornitura e posa di controsoffitto per aula 1 e aula 7
- ripristino e revisione impianto elettrico e rilevazione fumi

Ing. Valentina Erbetta		SCALA:	Varie	PROGETTISTA: Ing. Valentina ERBETTA
Loc. Storni 1 - 28010 Fontaneto d'Agogna (NO) cell. 348.66353003 e mail ing.erbetta@gmail.com		DATA:	14/08/2017	
Ordine degli Ingegneri di Novara 2235/A		TAVOLA: n.	BLD_01	
		REDATTO:	V.E.	
		APPROVATO:	V.E.	
Il presente disegno e' posto sotto tutela di legge. Tutti i diritti di autore sono riservati. E' vietato l'uso e la riproduzione senza autorizzazione				

 Il presente disegno e' posto sotto tutela di legge. Tutti i diritti di autore sono riservati. E' vietato l'uso e la riproduzione senza autorizzazione.

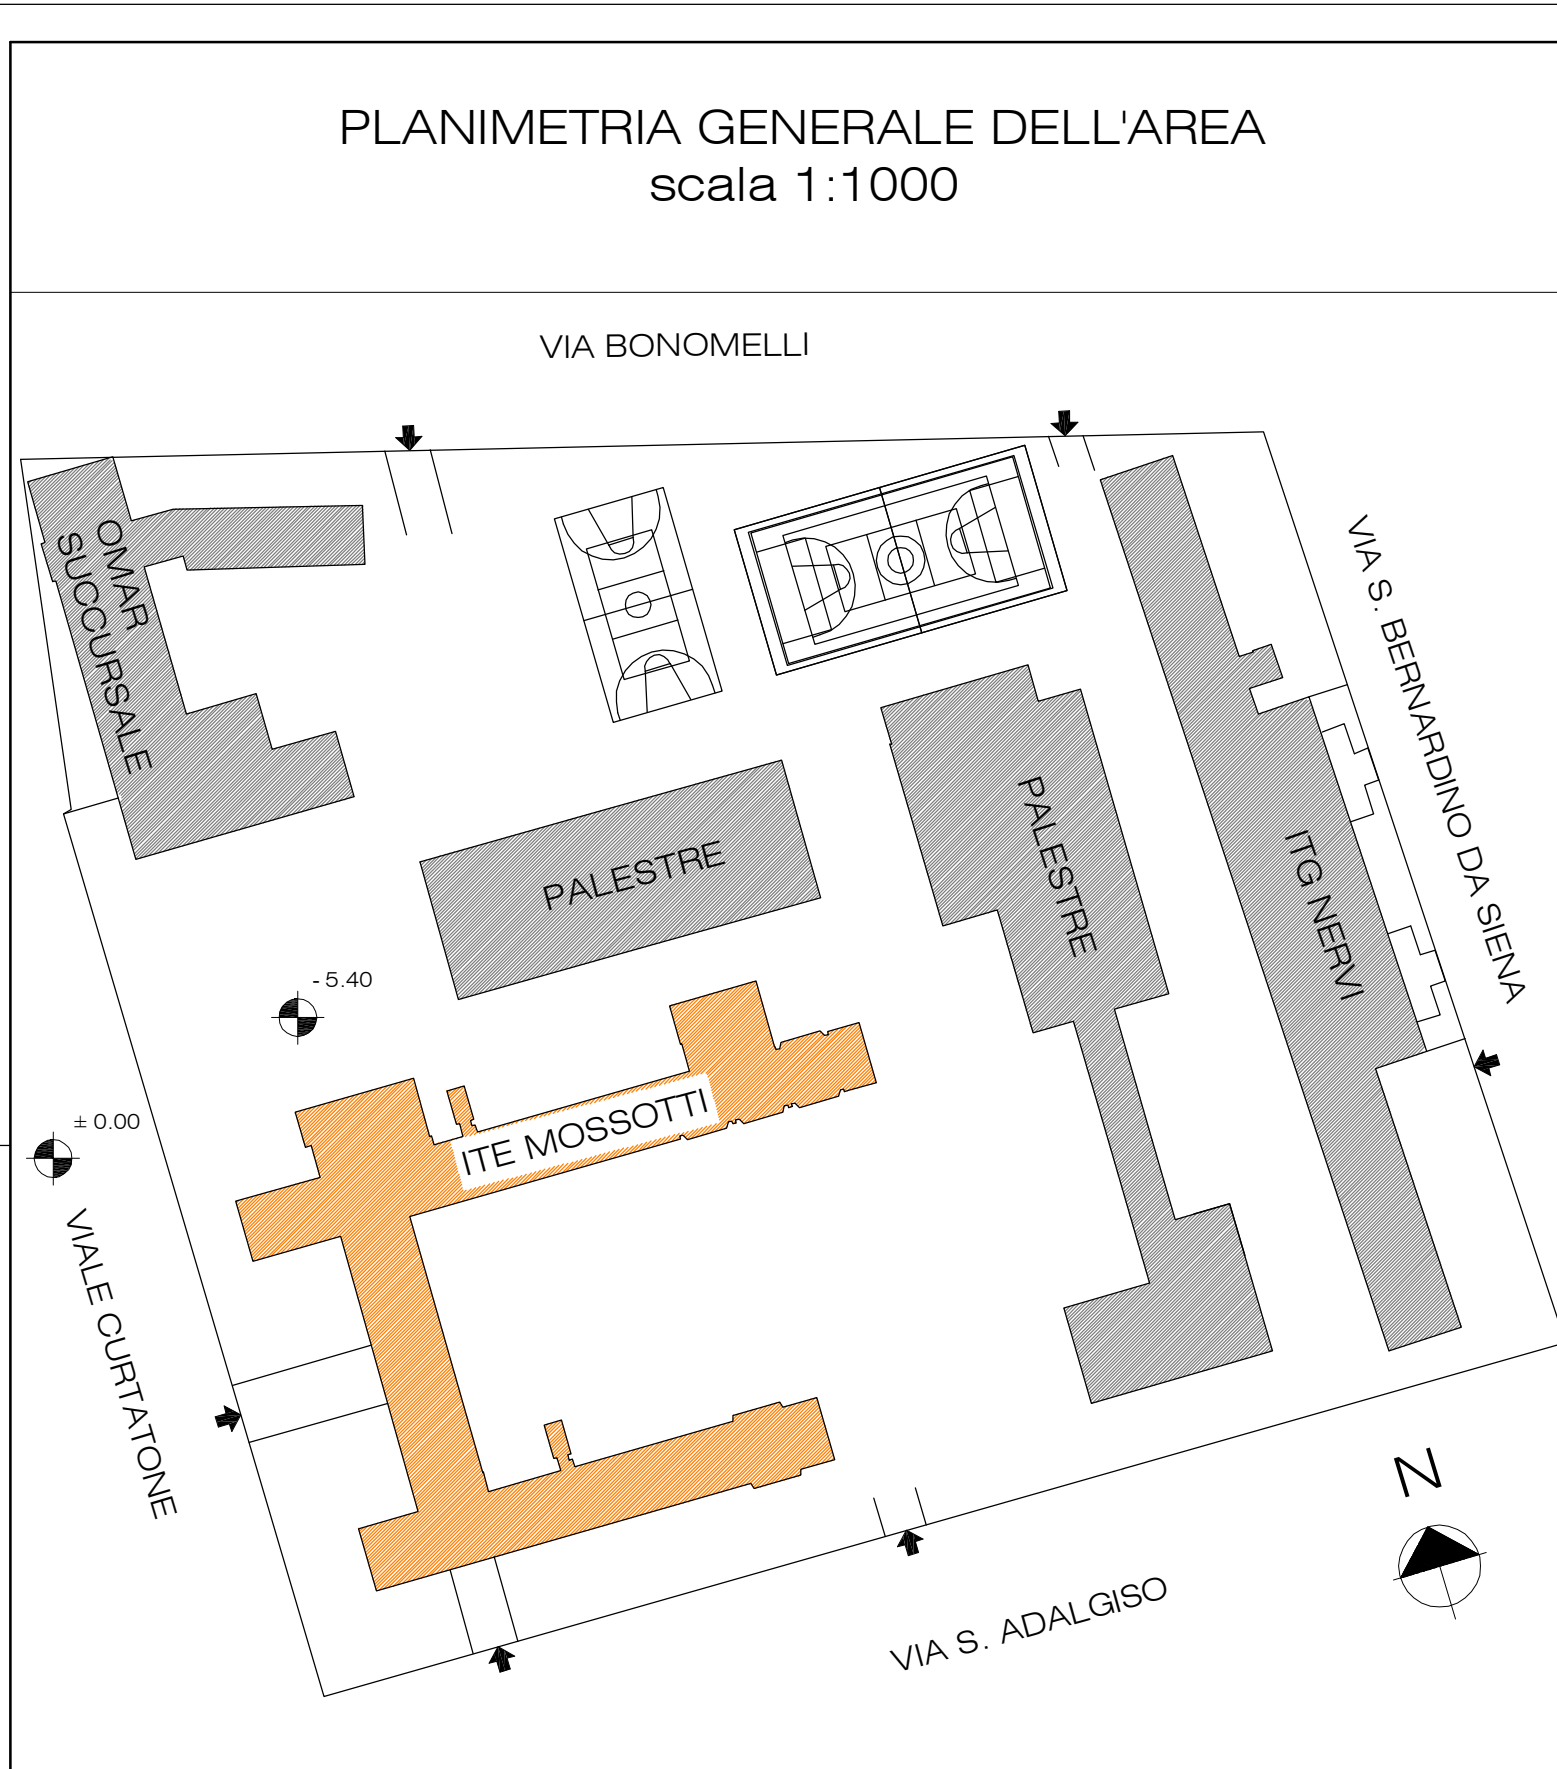

COMUNE DI NOVARA
Provincia di Novara

COMMITTENTE
PROVINCIA di
NOVARA
SETTORE EDILIZIA
via Greppi n° 7 - 28100 Novara

PROGETTO


Lavori di adeguamento e ristrutturazione da eseguirsi presso il piano giardino dell'Istituto Tecnico Economico O.F. Mossotti di Novara, viale Curtatone 5.


CONTENUTO

Planimetria Generale: 1:1000
Pianta Piano Giardino ESISTENTE: 1:100

Ing. Valentina Erbetta Loc. Storni 1 - 28010 Fontaneto d'Agogna (NO) cell. 348.6535303 e-mail ing.erbetta@gmail.com Ordine degli Ingegneri di Novara 2235/A	SCALA:	Varie	PROGETTISTA:	Ing. Valentina ERBETTA
	DATA:	14/08/2017		
	TAVOLA N°:	BLD_02		
	REDATTO:	V.E.		
	APPROVATO:	V.E.		

Il presente disegno e' posto sotto tutela di legge. Tutti i diritti di autore sono riservati. E' vietato l'utilizzo e la riproduzione senza autorizzazione

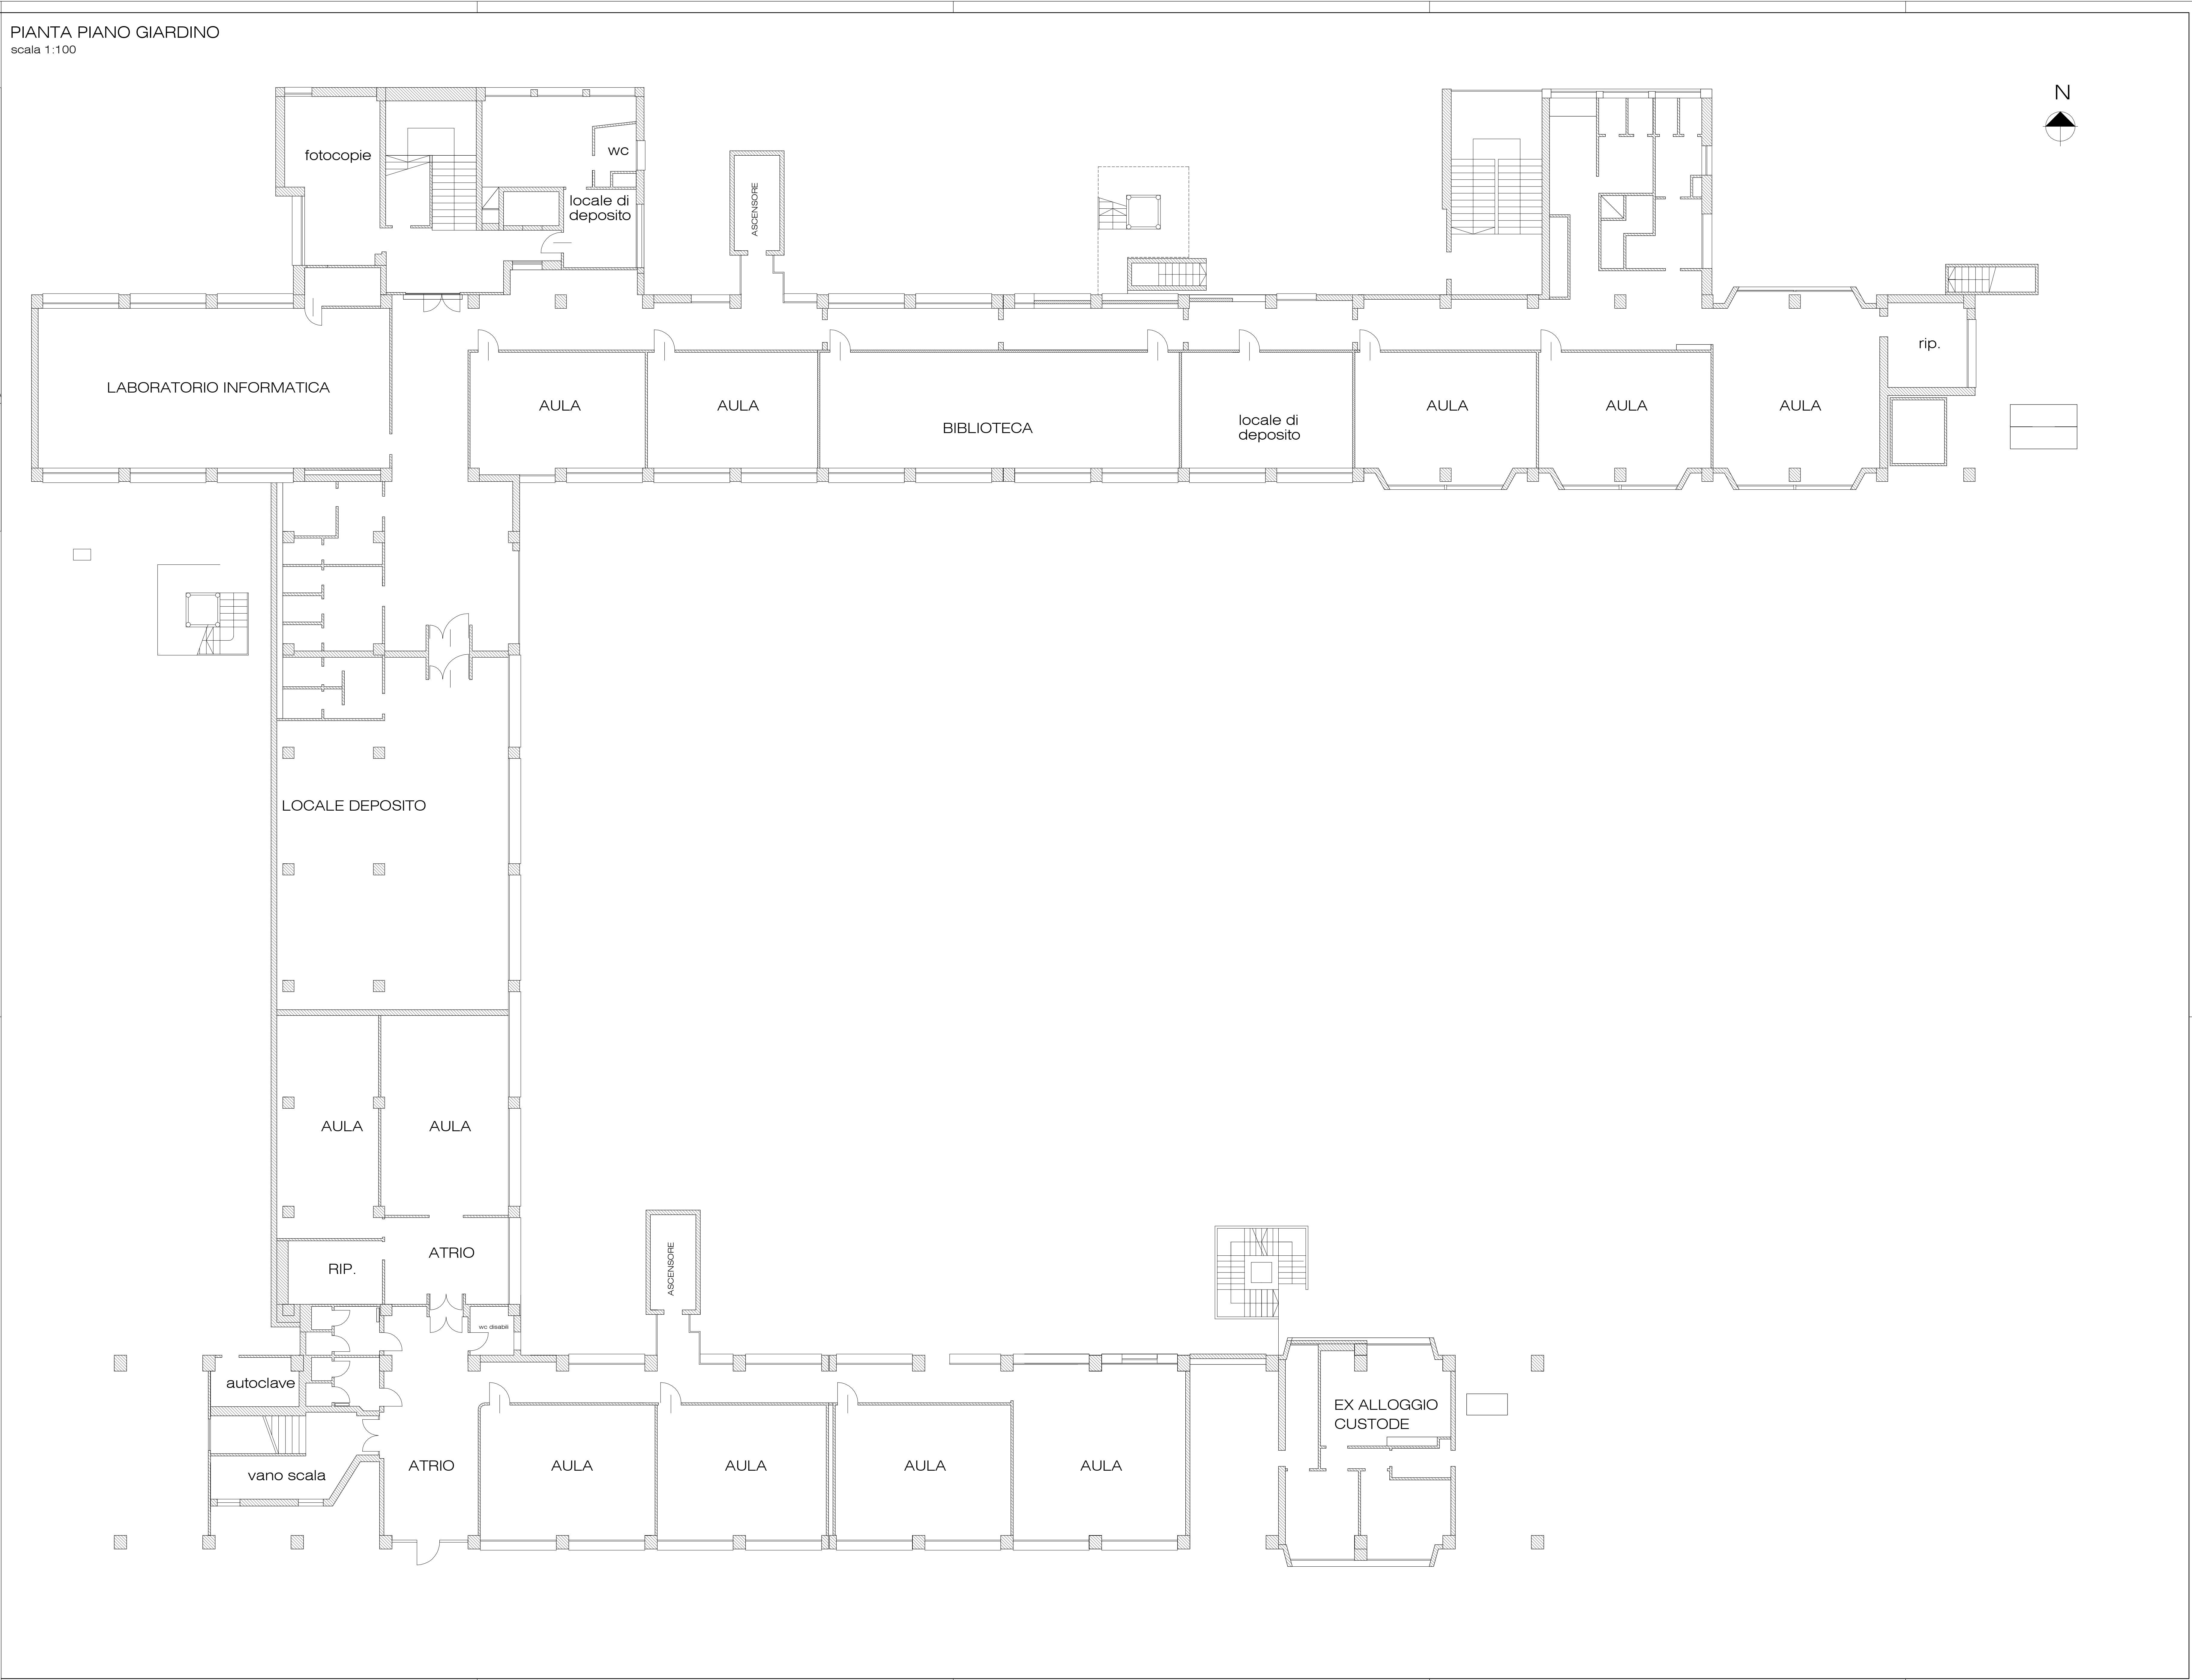

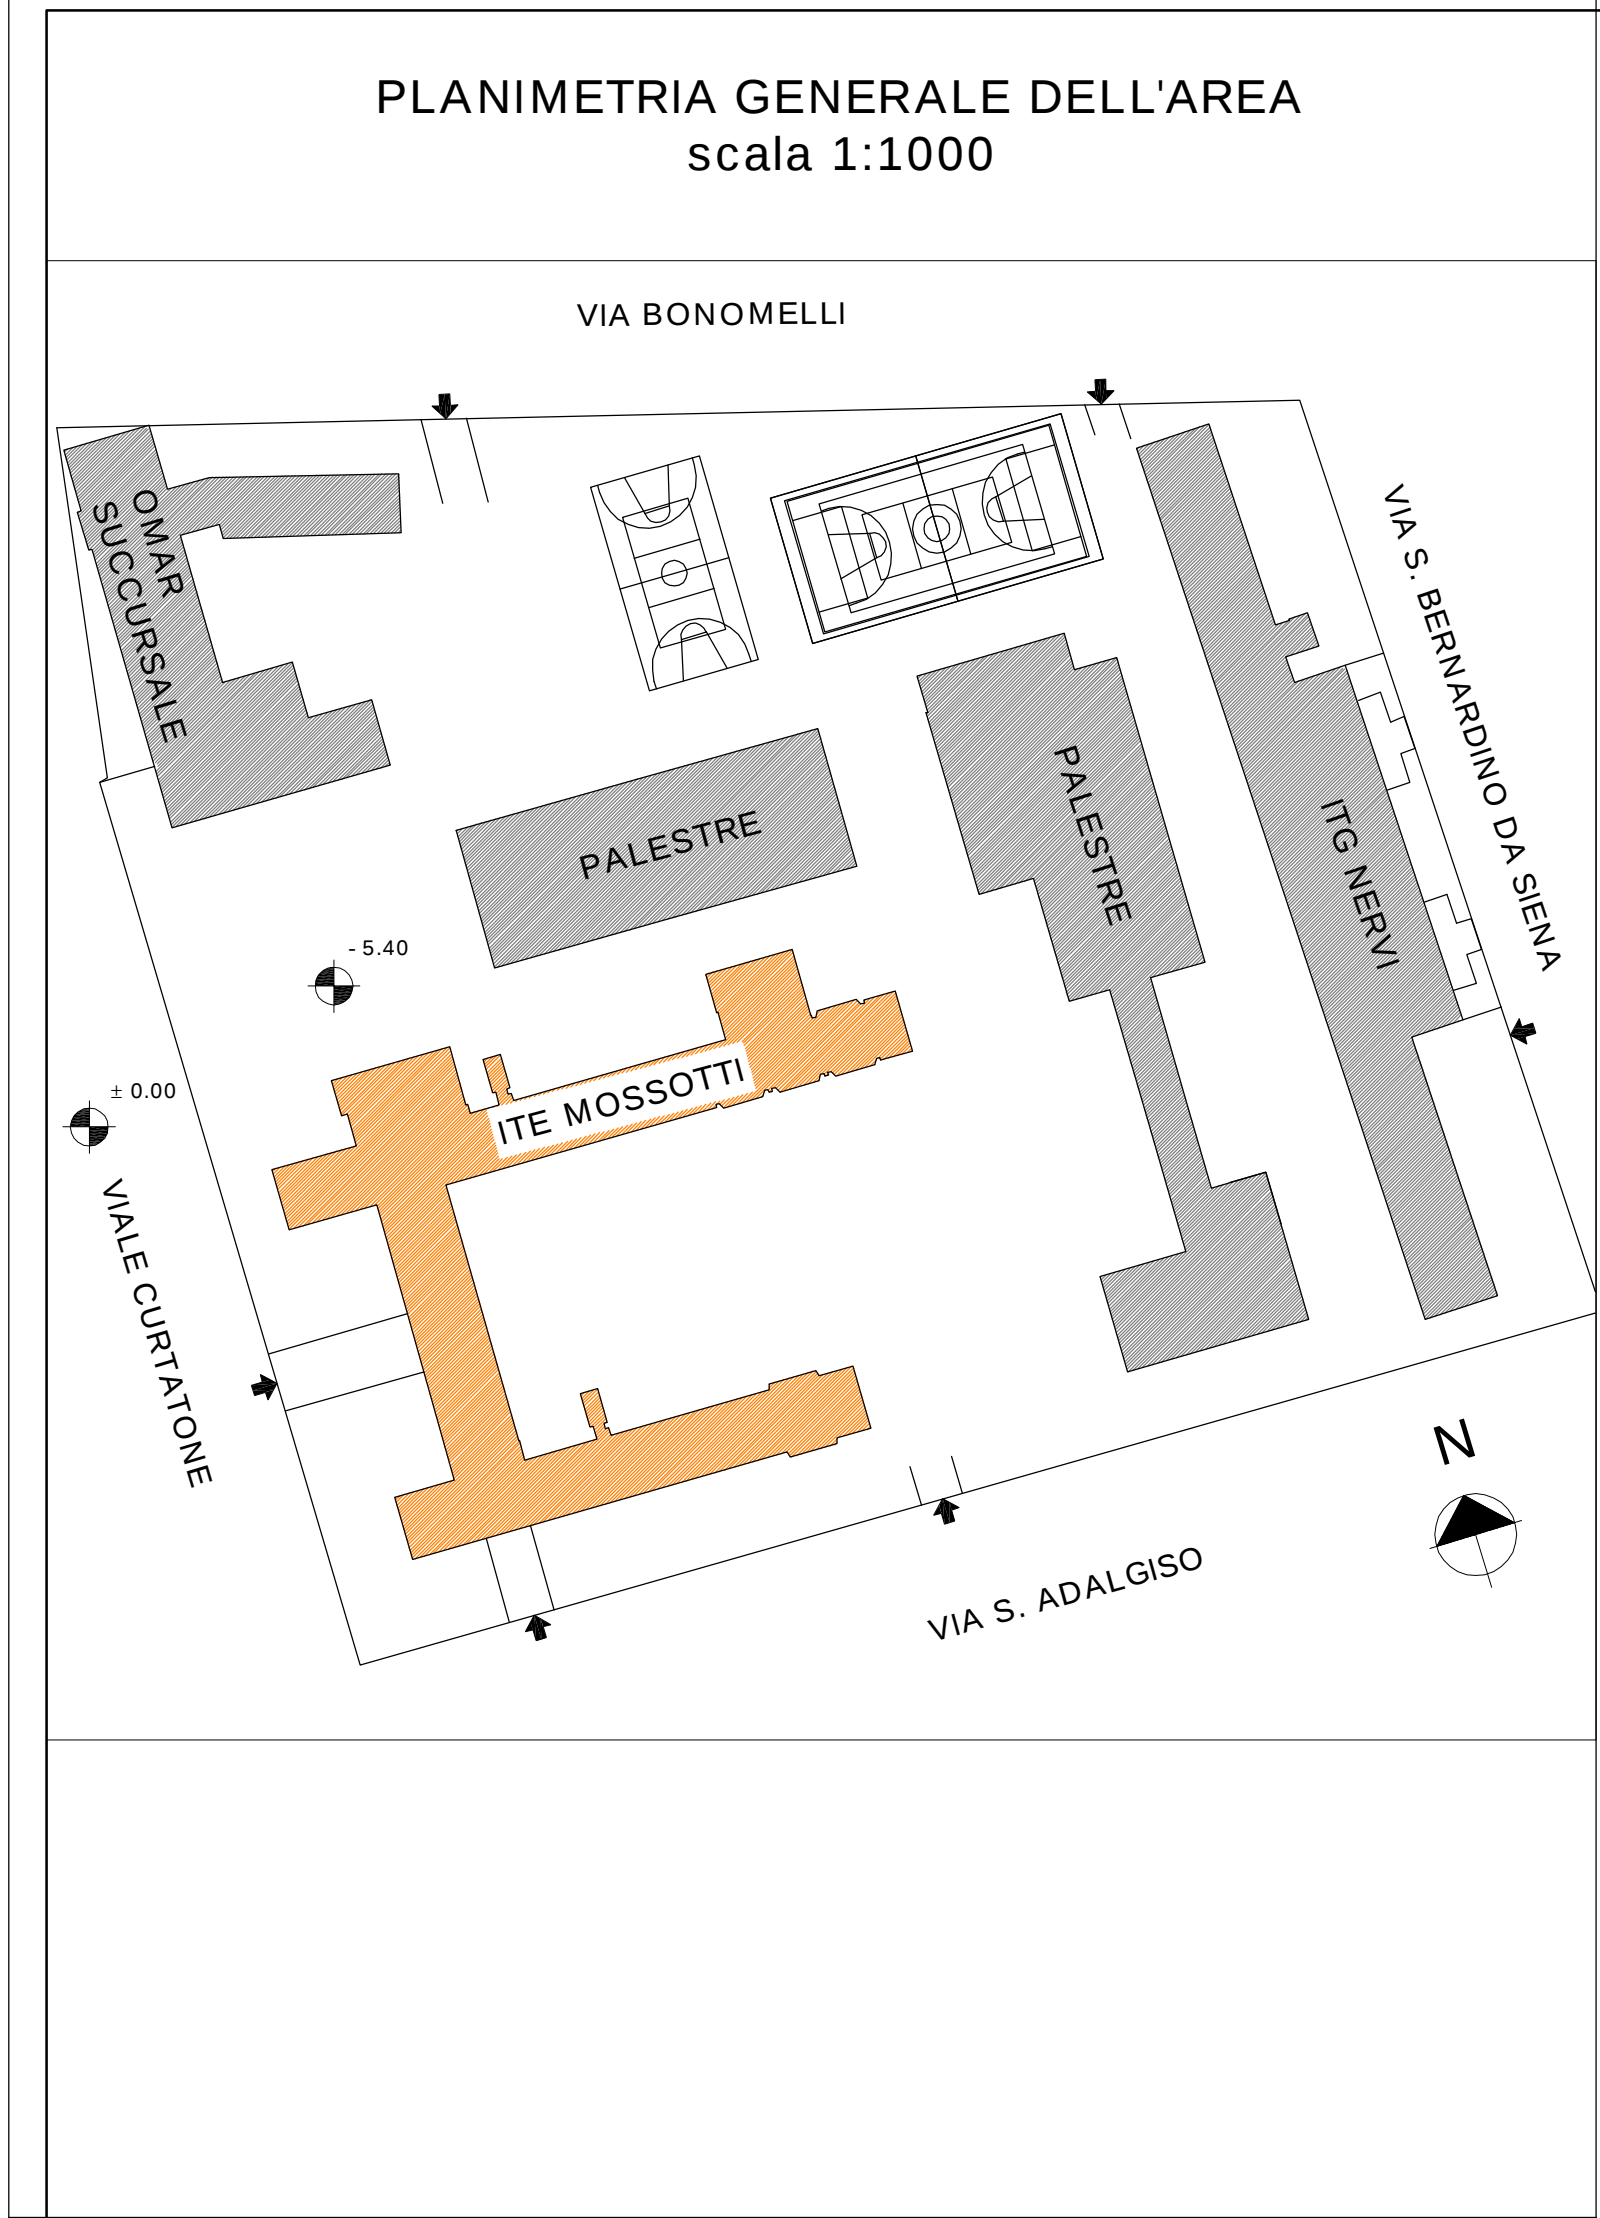

COMUNE DI NOVARA
Provincia di Novara

COMMITTENTE
PROVINCIA di NOVARA
SETTORE EDILIZIA
via Greppi n° 7 - 28100 Novara

PROGETTO
Lavori di adeguamento e ristrutturazione da eseguirsi presso il piano giardino dell'Istituto Tecnico Economico O.F. Mossotti di Novara, viale Curtatone 5.




CONTENUTO


Planimetria Generale:	1:1000
Pianta Piano Terra PROGETTO	1:100
Pianta Piano Terra ESISTENTE	1:100
Pianta Piano Terra PROGETTO	1:100

**IMPIANTO RISCALDAMENTO
ELETTRICO E RILEVAZIONE FUMI**

Ing. Valentina Erbetta Loc. Storni 1 - 28010 Fontaneto d'Agogna (NO) cell. 348.6535303 e.mail ing.erbetta@gmail.com Ordine degli Ingegneri di Novara 2235/A	<table><tr><td>SCALA:</td><td>Varie</td><td>PROGETTISTA:</td><td>Ing. Valentina ERBETTA</td></tr><tr><td>DATA:</td><td>14/08/2017</td><td></td><td></td></tr><tr><td>TAVOLA N°:</td><td>BLD_01b</td><td></td><td></td></tr><tr><td>REDATTO:</td><td>V.E.</td><td></td><td></td></tr><tr><td>APPROVATO:</td><td>V.E.</td><td></td><td></td></tr></table>	SCALA:	Varie	PROGETTISTA:	Ing. Valentina ERBETTA	DATA:	14/08/2017			TAVOLA N°:	BLD_01b			REDATTO:	V.E.			APPROVATO:	V.E.		
SCALA:	Varie	PROGETTISTA:	Ing. Valentina ERBETTA																		
DATA:	14/08/2017																				
TAVOLA N°:	BLD_01b																				
REDATTO:	V.E.																				
APPROVATO:	V.E.																				

Il presente disegno e' posto sotto tutela di legge. Tutti i diritti di autore sono riservati. E' vietato l'utilizzo e la riproduzione senza autorizzazione

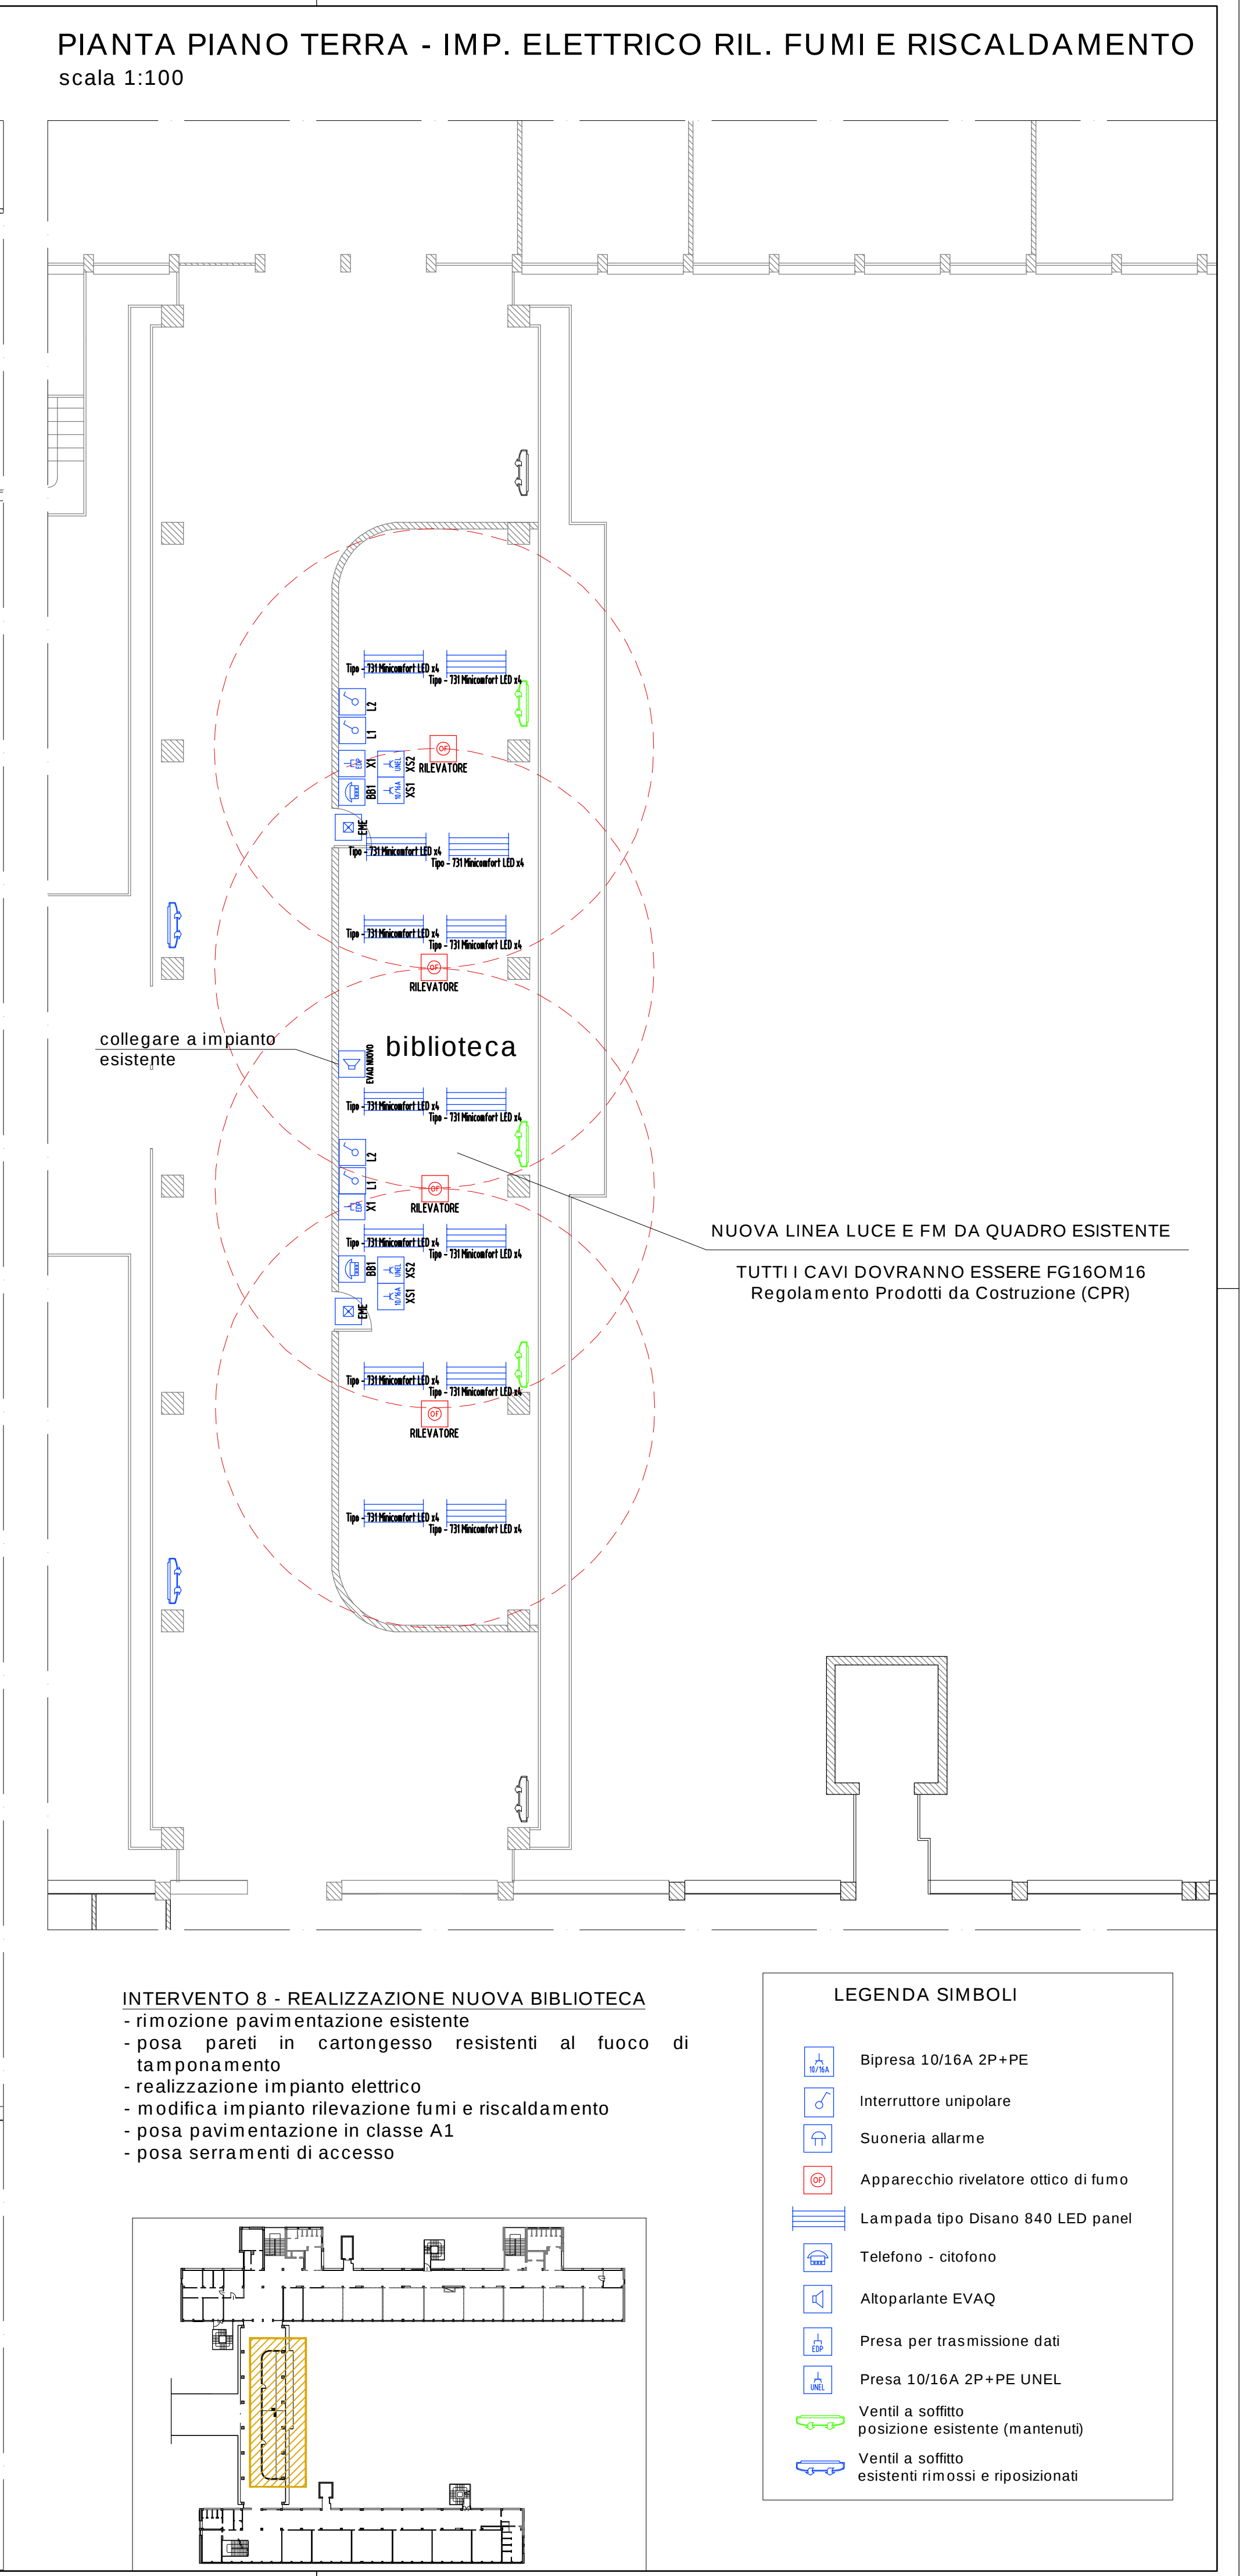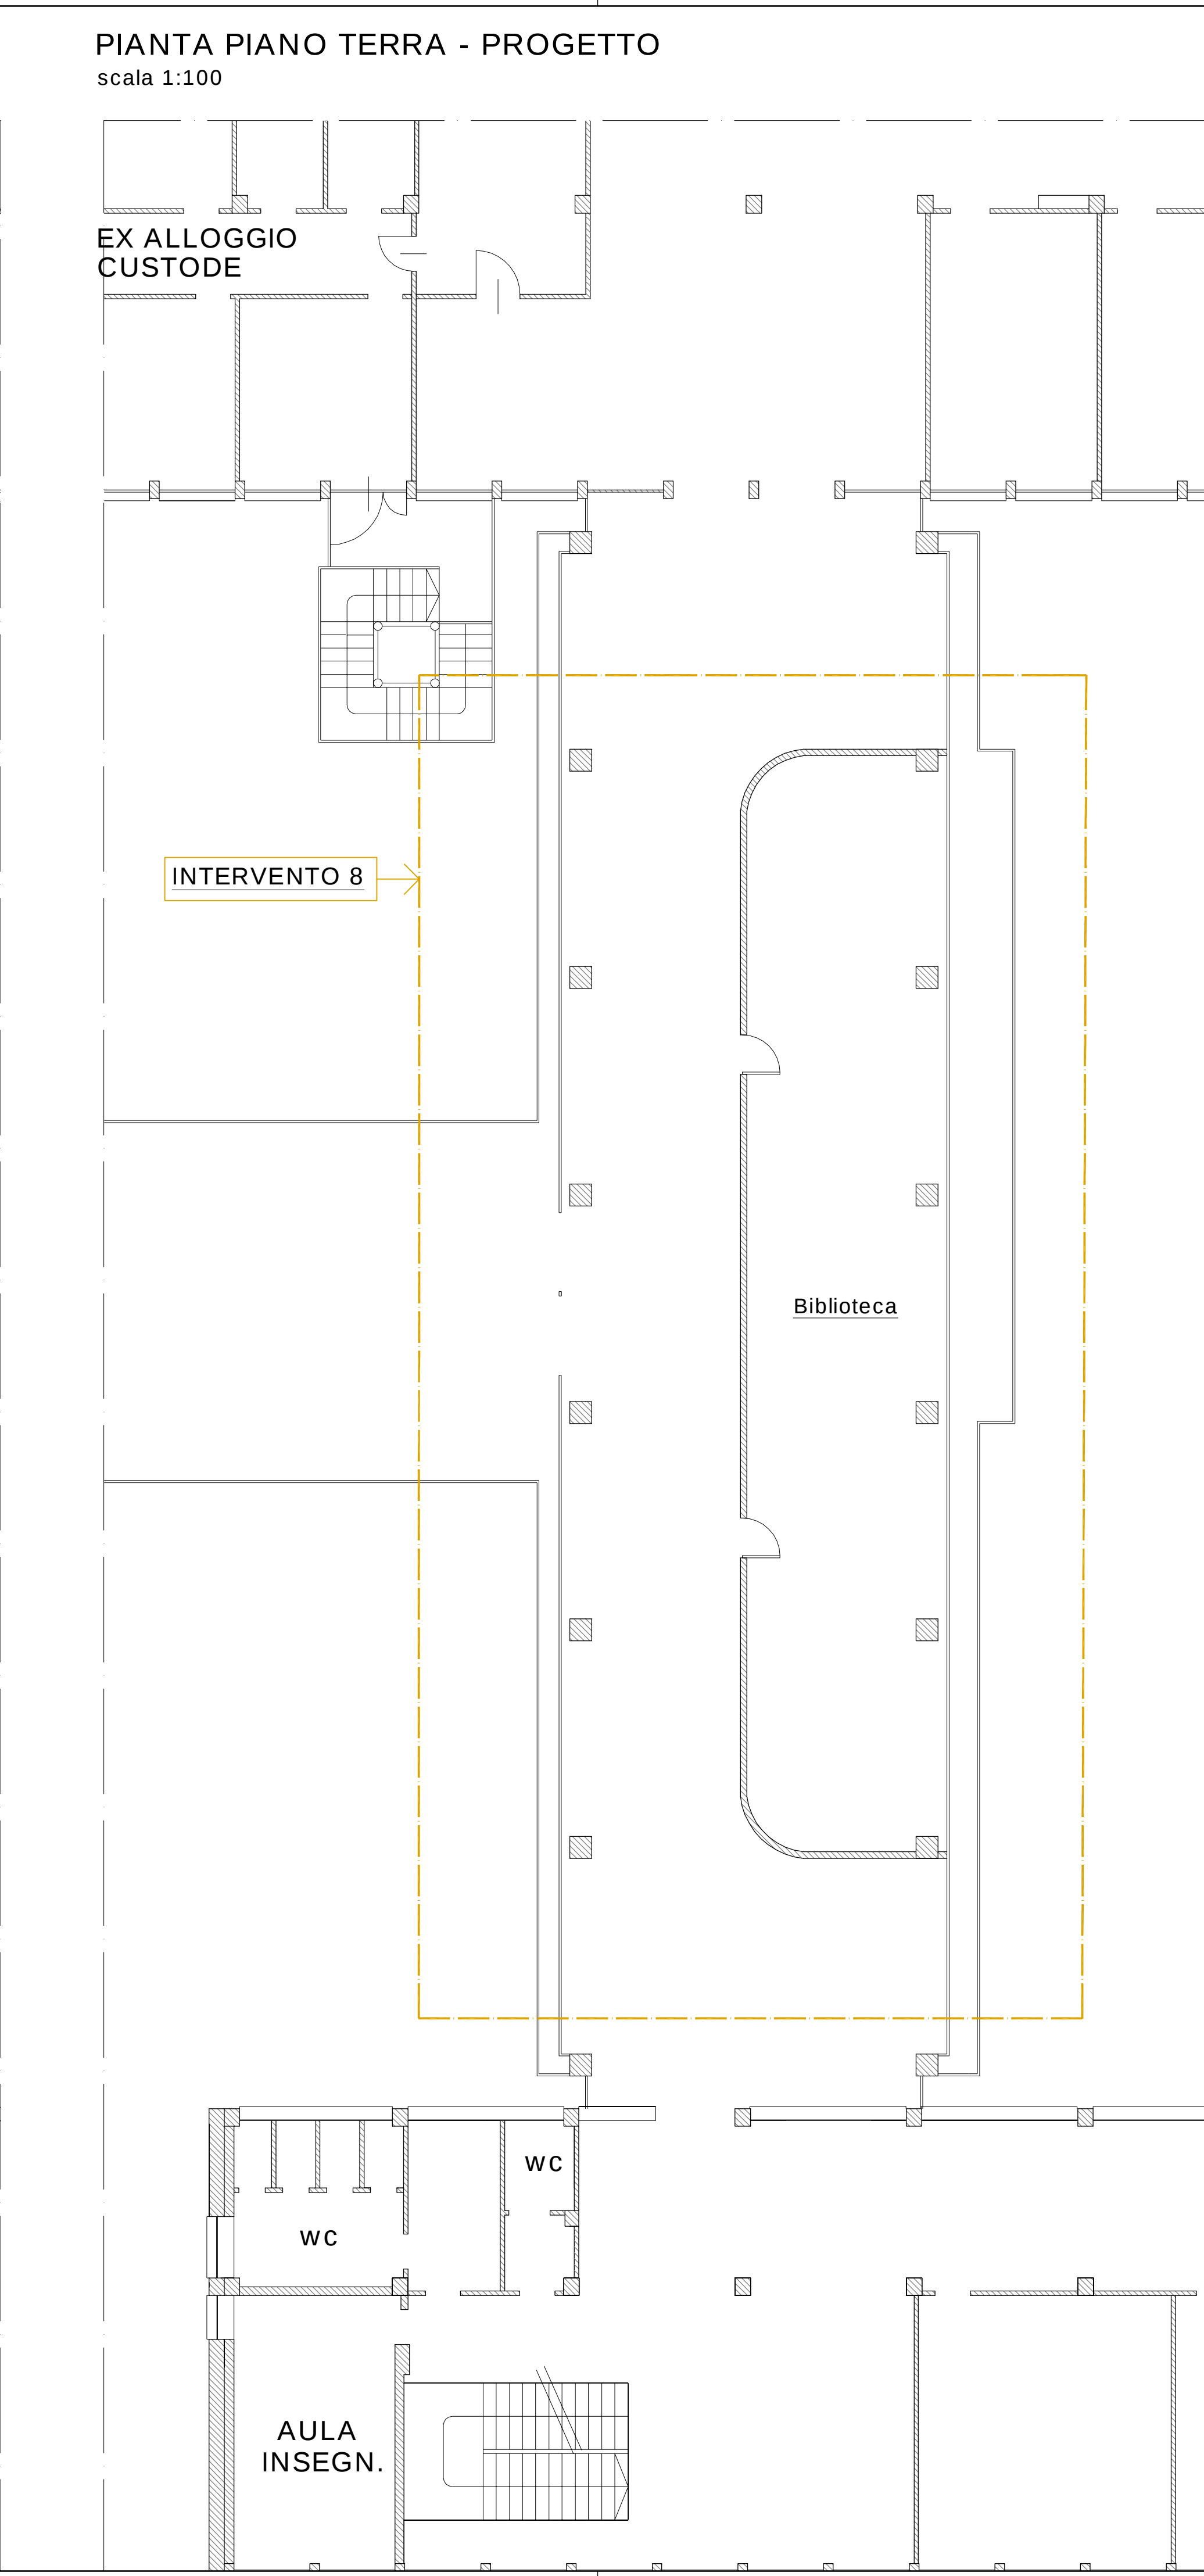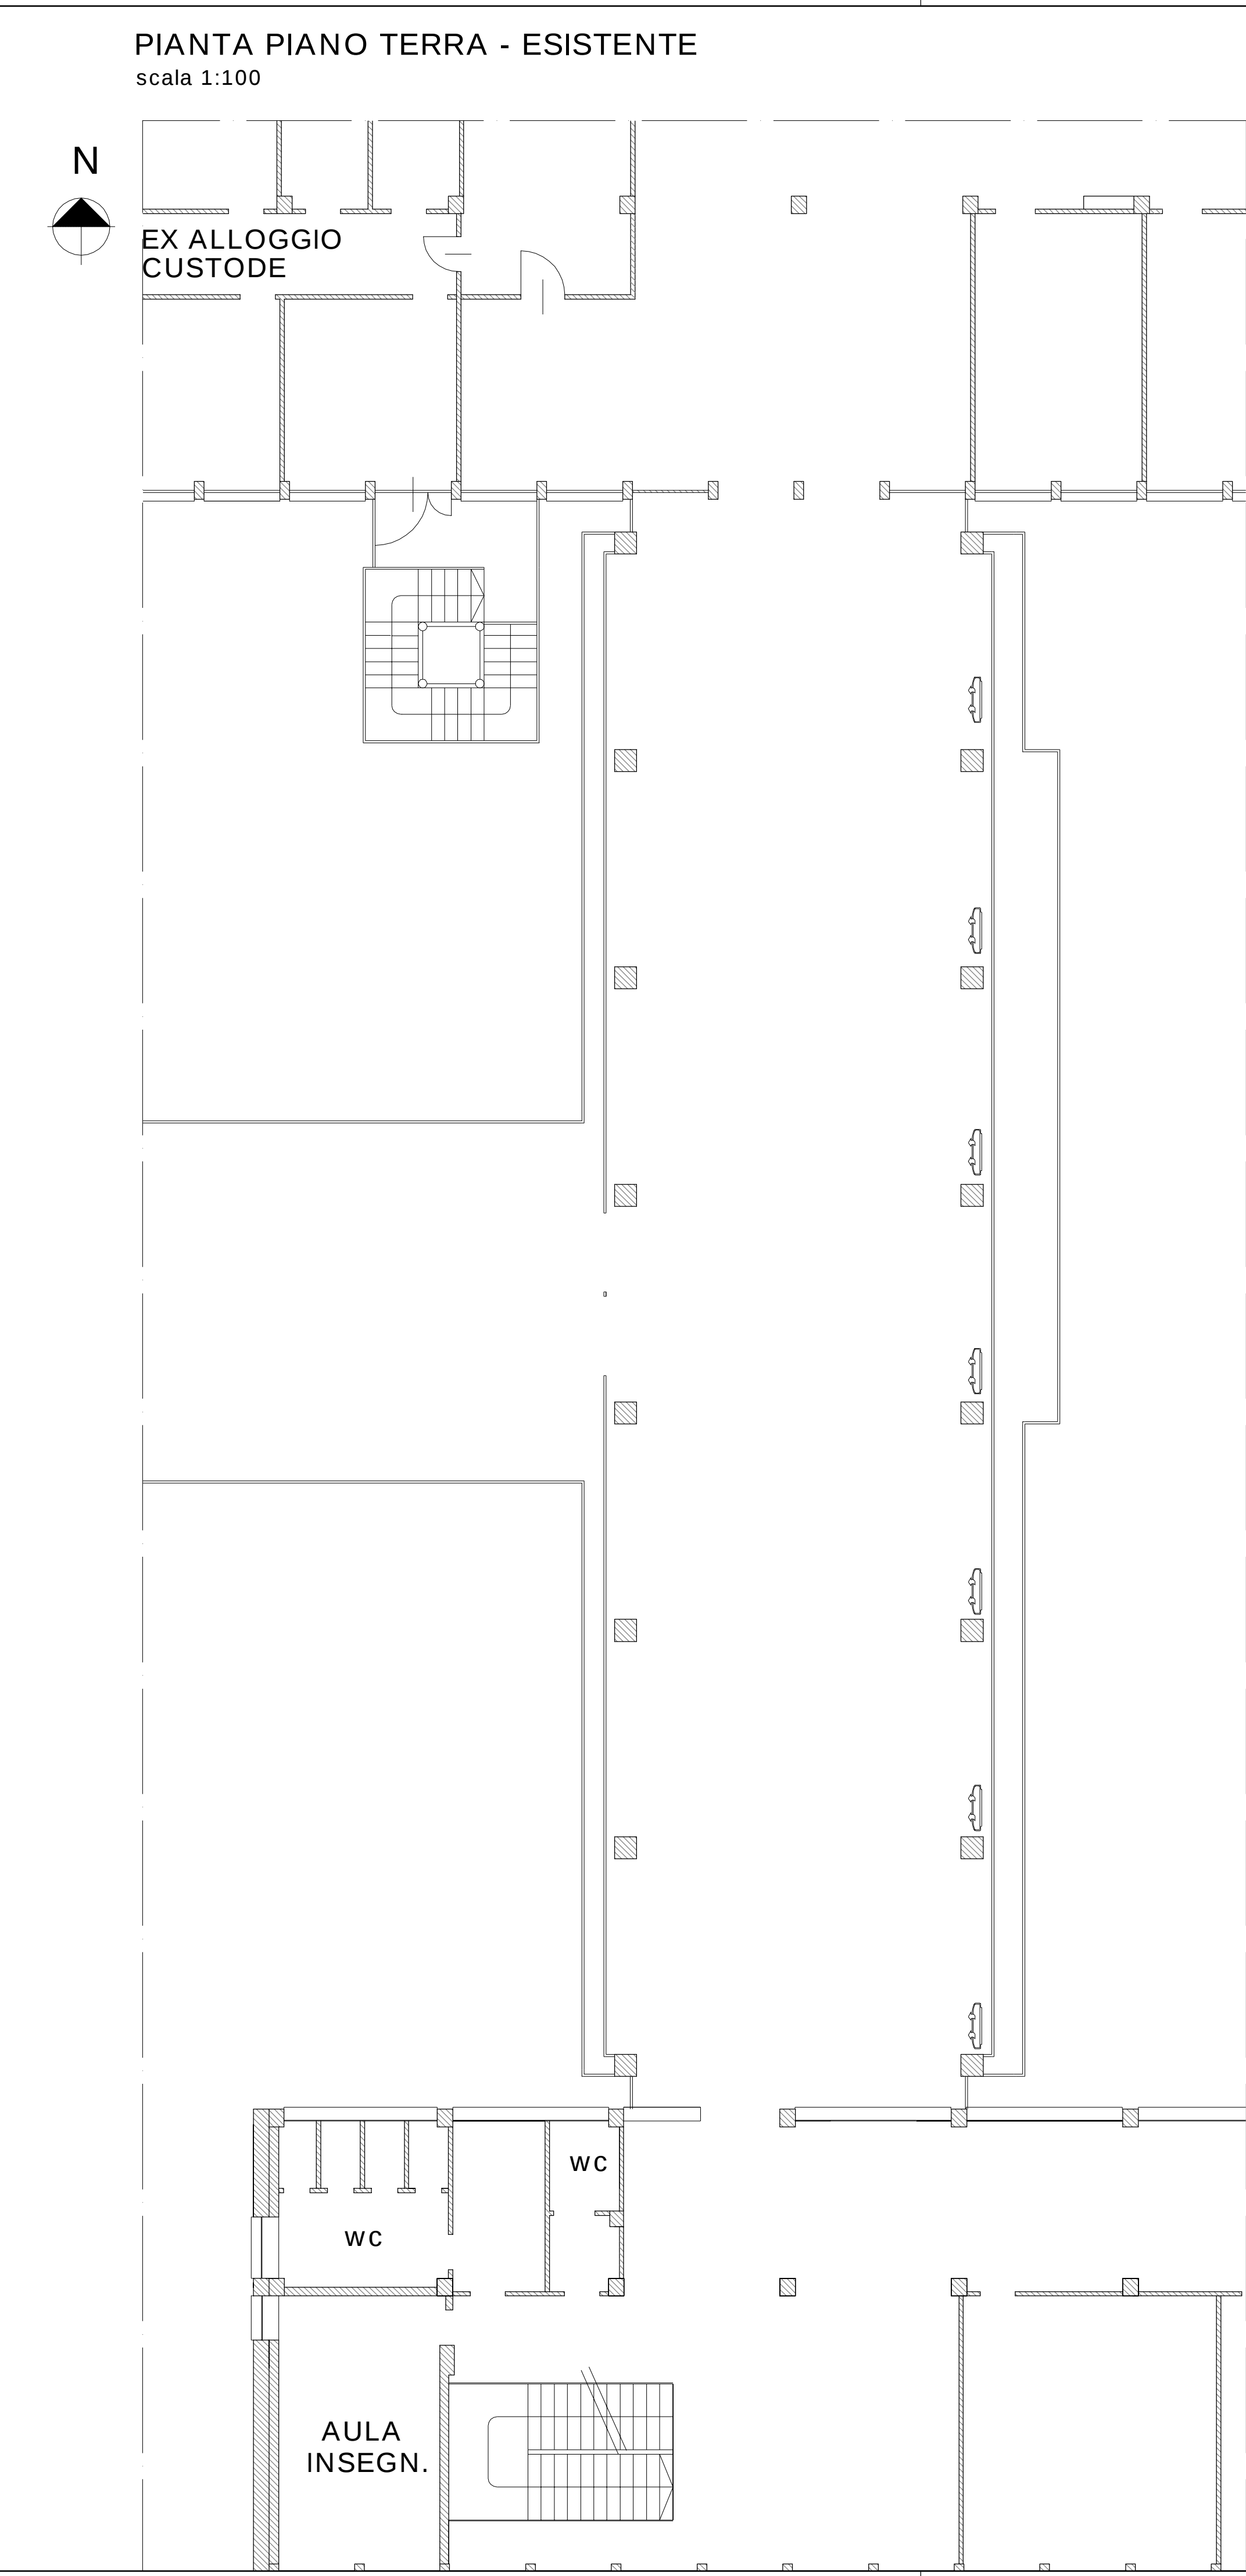

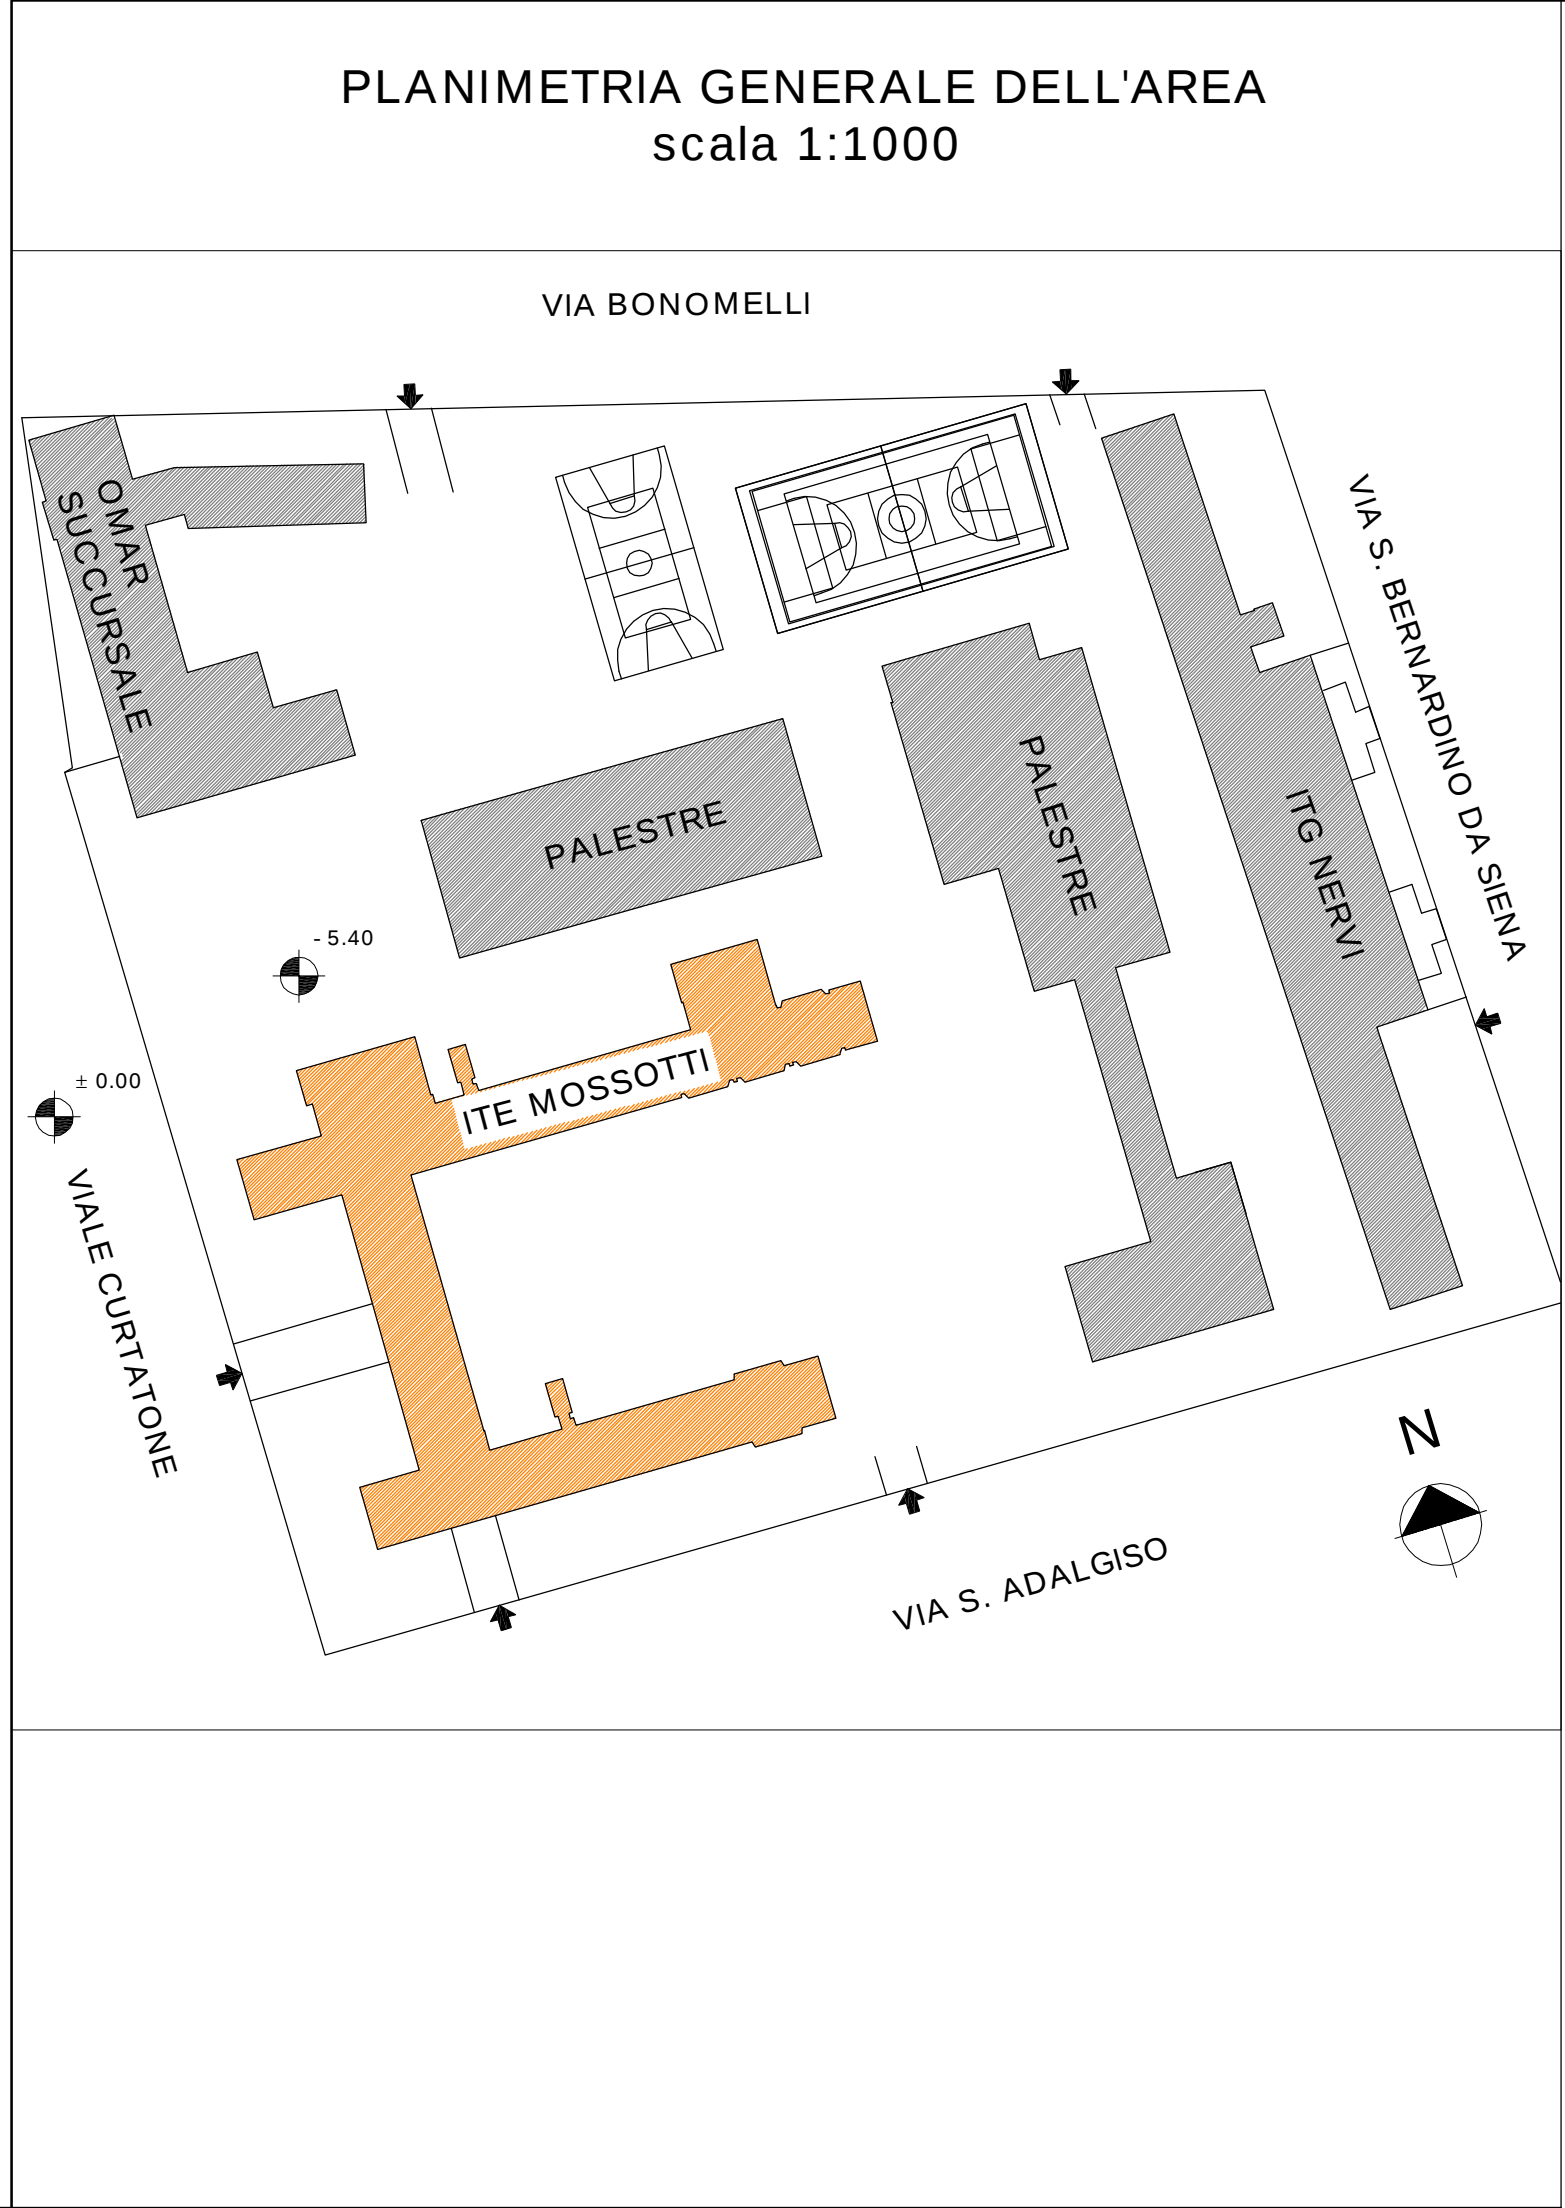

COMUNE DI NOVARA
Provincia di Novara

COMMITTENTE
PROVINCIA di NOVARA
SETTORE EDILIZIA
via Greppi n° 7 - 28100 Novara

PROGETTO
Lavori di adeguamento e ristrutturazione da eseguirsi presso il piano giardino dell'Istituto Tecnico Economico O.F. Mossotti di Novara, via Curtatone 5.


CONTENUTO
Pianta Piano Giardino PROGETTO IMPIANTO IDRICO SANITARIO


Ing. Valentina Erbetta
Loc. Storni 1 - 28010 Fontaneto d'Agogna (NO)
cell. 348.6535303
e.mail ing.erbetta@gmail.com
Ordine degli Ingegneri di Novara 2235/A

SCALA: Varie
DATA: 14/08/2017
TAVOLA N°: BLD_03
REDATTO: V.E.
APPROVATO: V.E.

PROGETTISTA:
Ing. Valentina ERBETTA

Il presente disegno e' posto sotto tutela di legge. Tutti i diritti di autore sono riservati. E' vietato l'utilizzo e la riproduzione senza autorizzazione

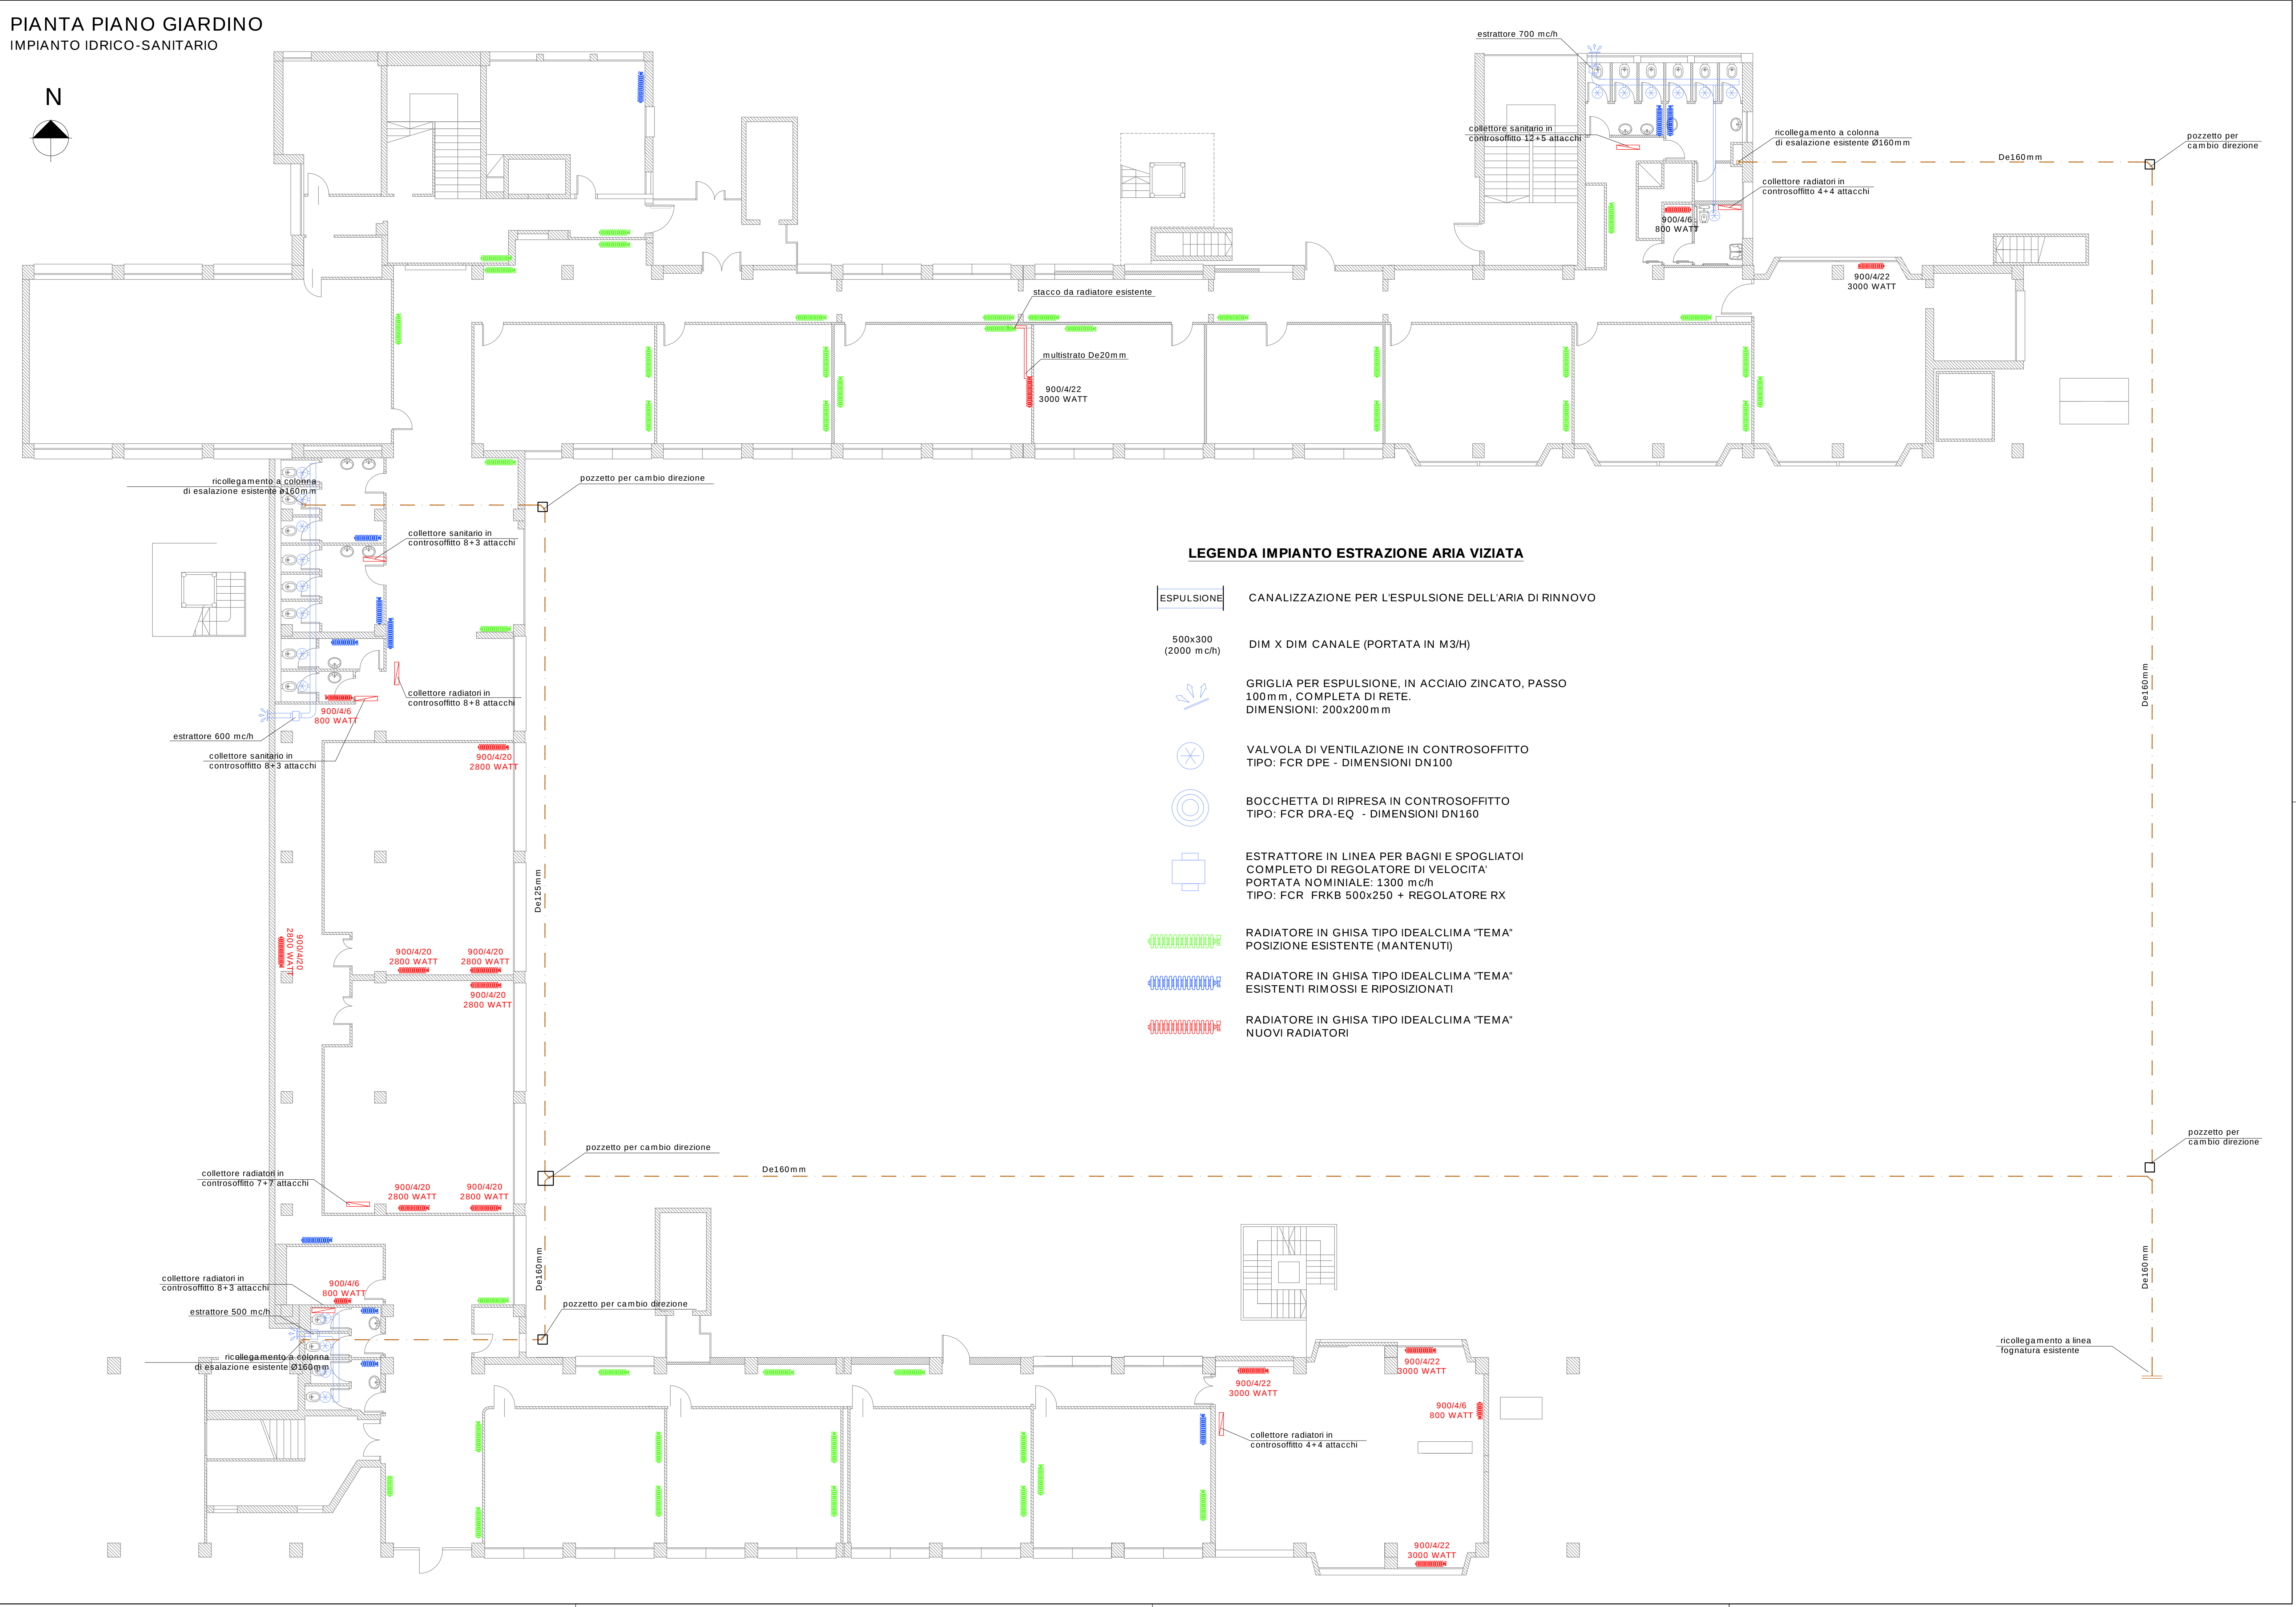

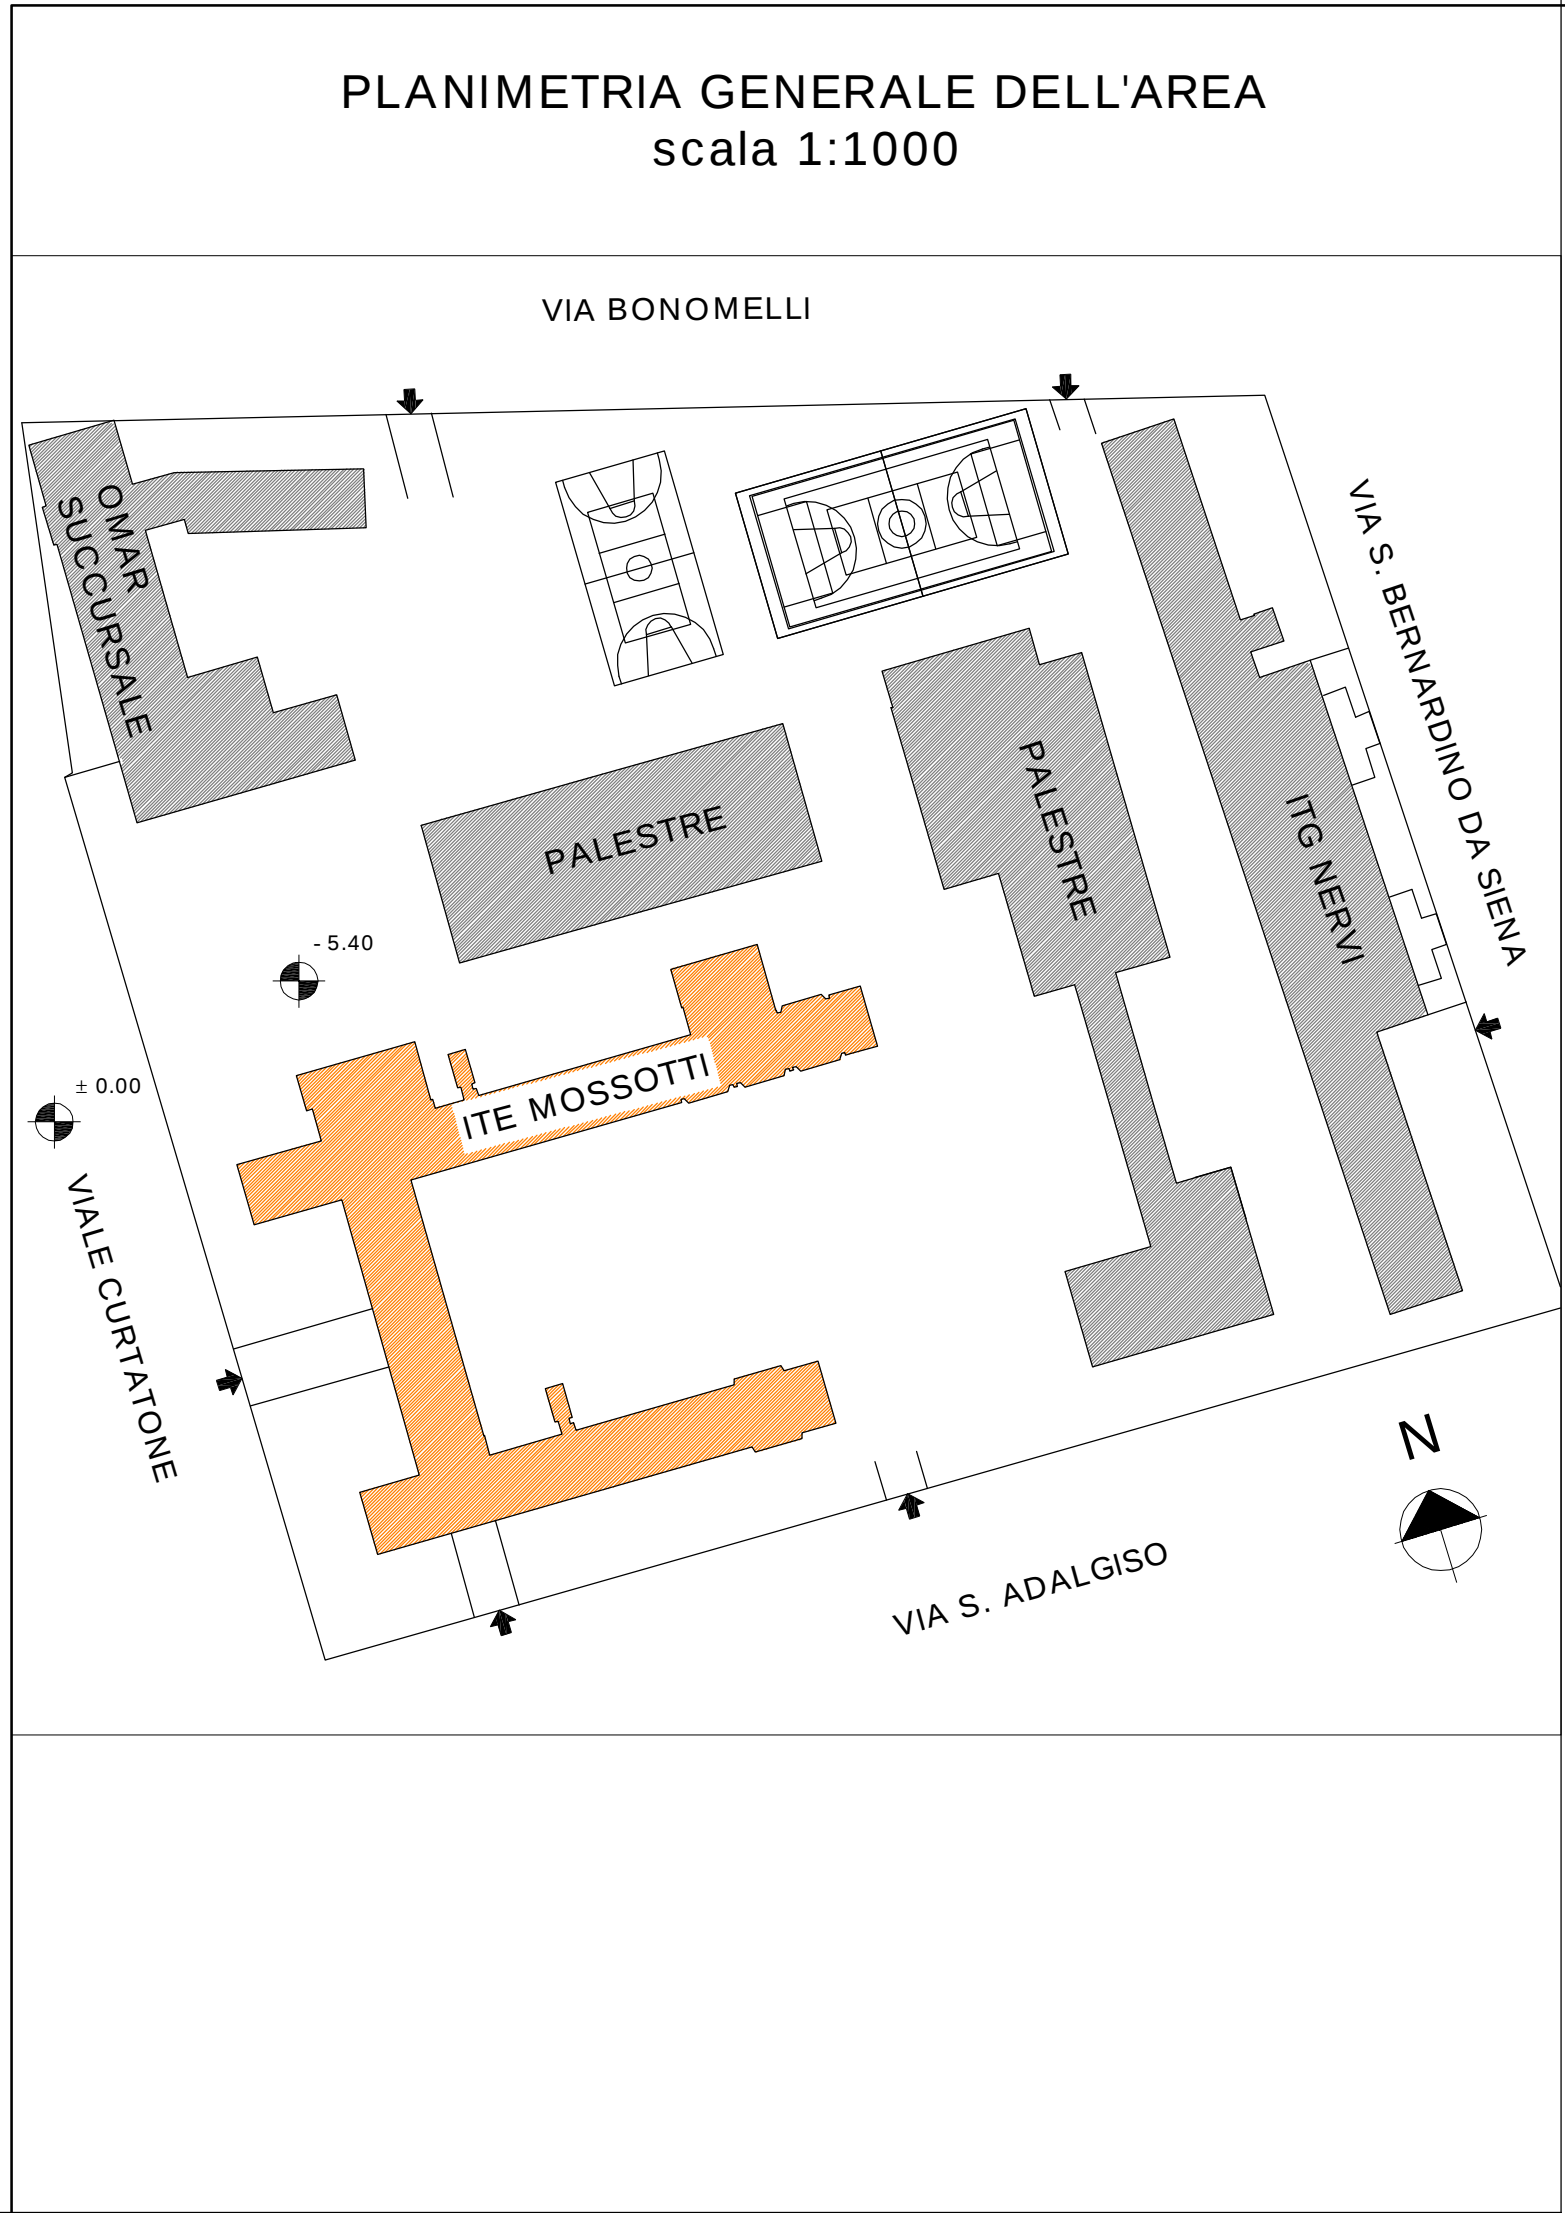

COMUNE DI NOVARA
Provincia di Novara

COMMITTENTE
PROVINCIA di NOVARA
SETTORE EDILIZIA
via Greppi n° 7 - 28100 Novara

PROGETTO
Lavori di adeguamento e ristrutturazione da eseguirsi presso il piano giardino dell'Istituto Tecnico Economico O.F. Mossotti di Novara, viale Curtatone 5.

CONTENUTO
Pianta Piano Giardino PROGETTO IMPIANTO ELETTRICO
IMPIANTO RILEVAZIONE FUMI

Ing. Valentina Erbetta Loc. Storni 1 - 28010 Fontaneto d'Agogna (NO) cell. 348.6535303 e.mail ing.erbetta@gmail.com Ordine degli Ingegneri di Novara 2235/A	SCALA:	Varie	PROGETTISTA:	Ing. Valentina ERBETTA
	DATA:	14/08/2017		
	TAVOLA N°:	BLD_04		
	REDATTO:	V.E.		
	APPROVATO:	V.E.		

Il presente disegno e' posto sotto tutela di legge. Tutti i diritti di autore sono riservati. E' vietato l'utilizzo e la riproduzione senza autorizzazione

