


N
O
R
D

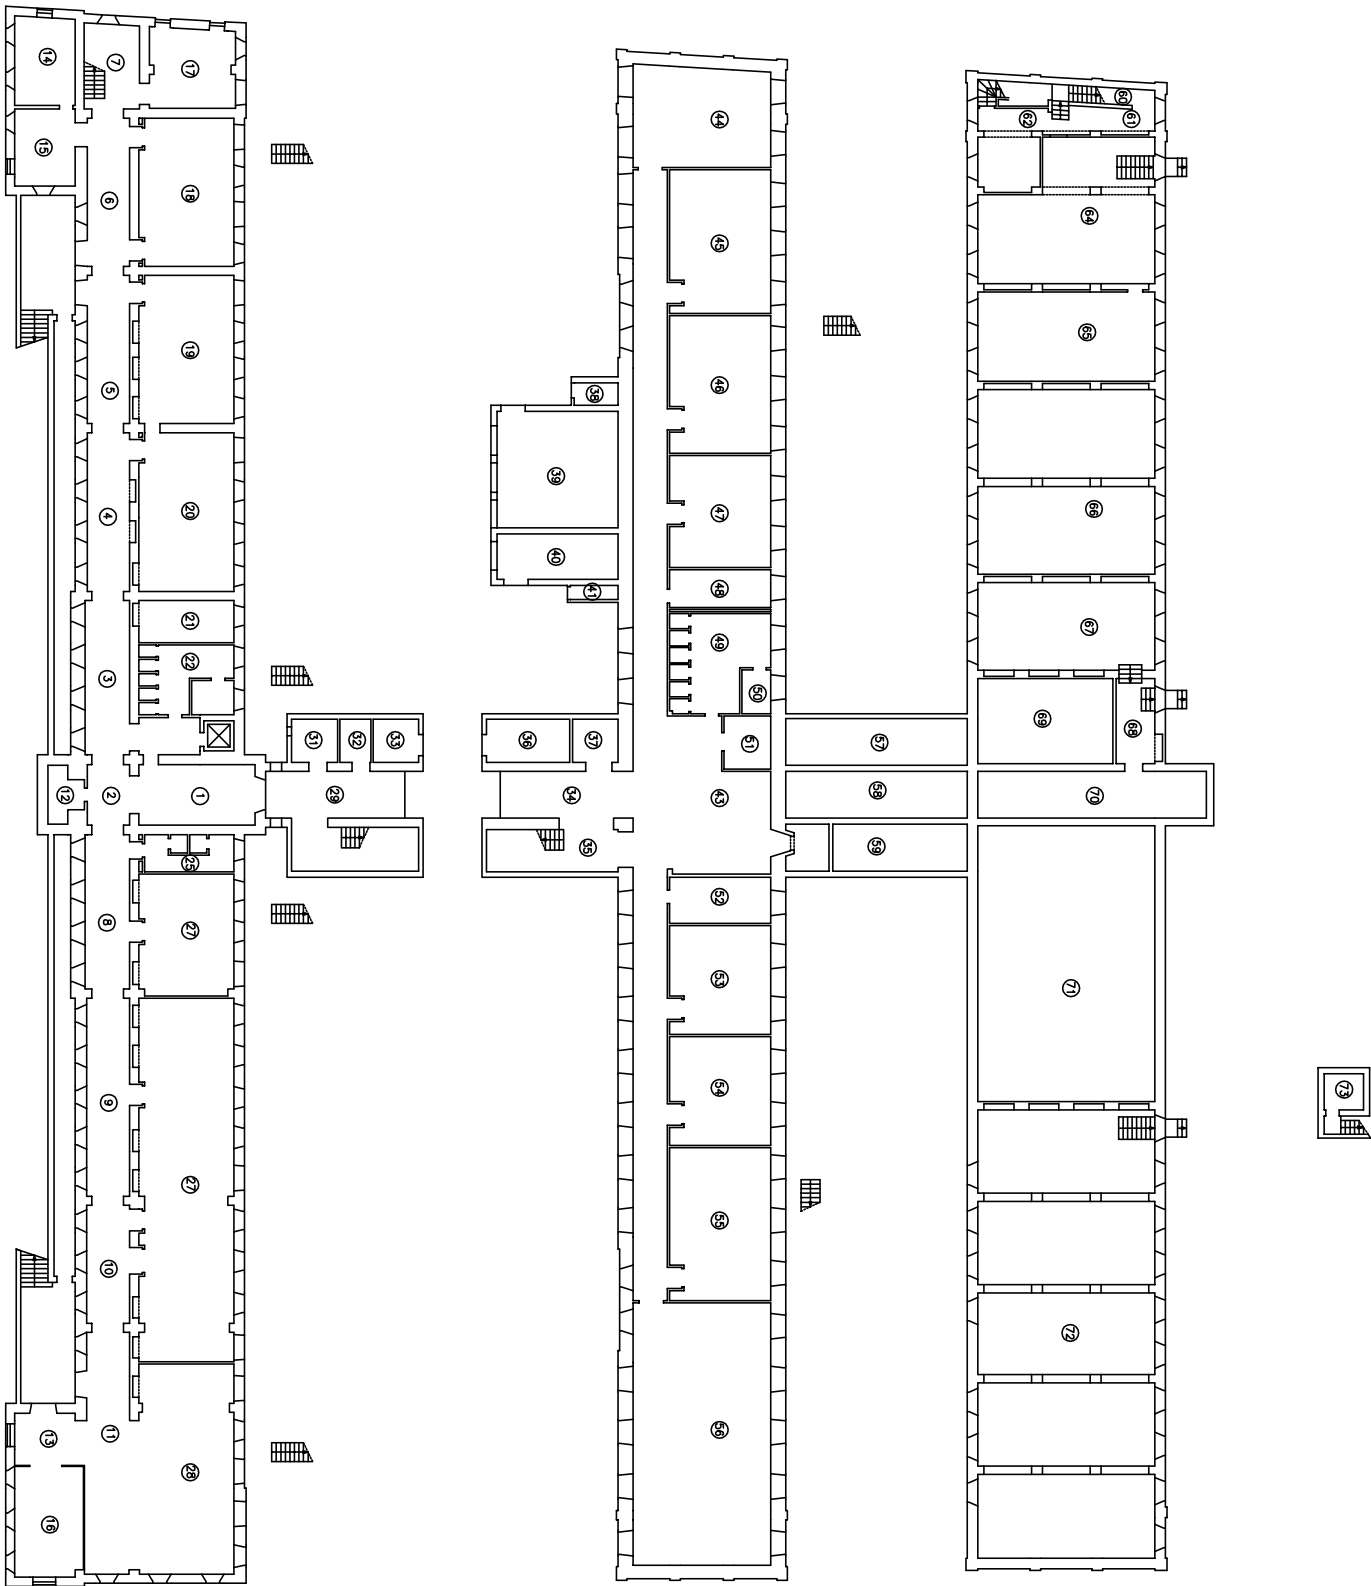

PIANTA PIANO SEMINTERRATO



SETTORE TECNICO
EDILIZIA

OGGETTO:

I.T.I.S. "Omar" - Novara

DIRIGENTE CAPO SETTORE:
Ing. Mario GEDDO

DIRIGENTE SERVIZIO TECNICO:
Arch. Alfredo MALANDRA

DISEGNATORE:

FASE:

DATA:
Dicembre 2006

NOME FILE:

TITOLO:

Pianta piano seminterrato

TAVOLA:

02

SCALA:
1:500